



平面図 S=1:500

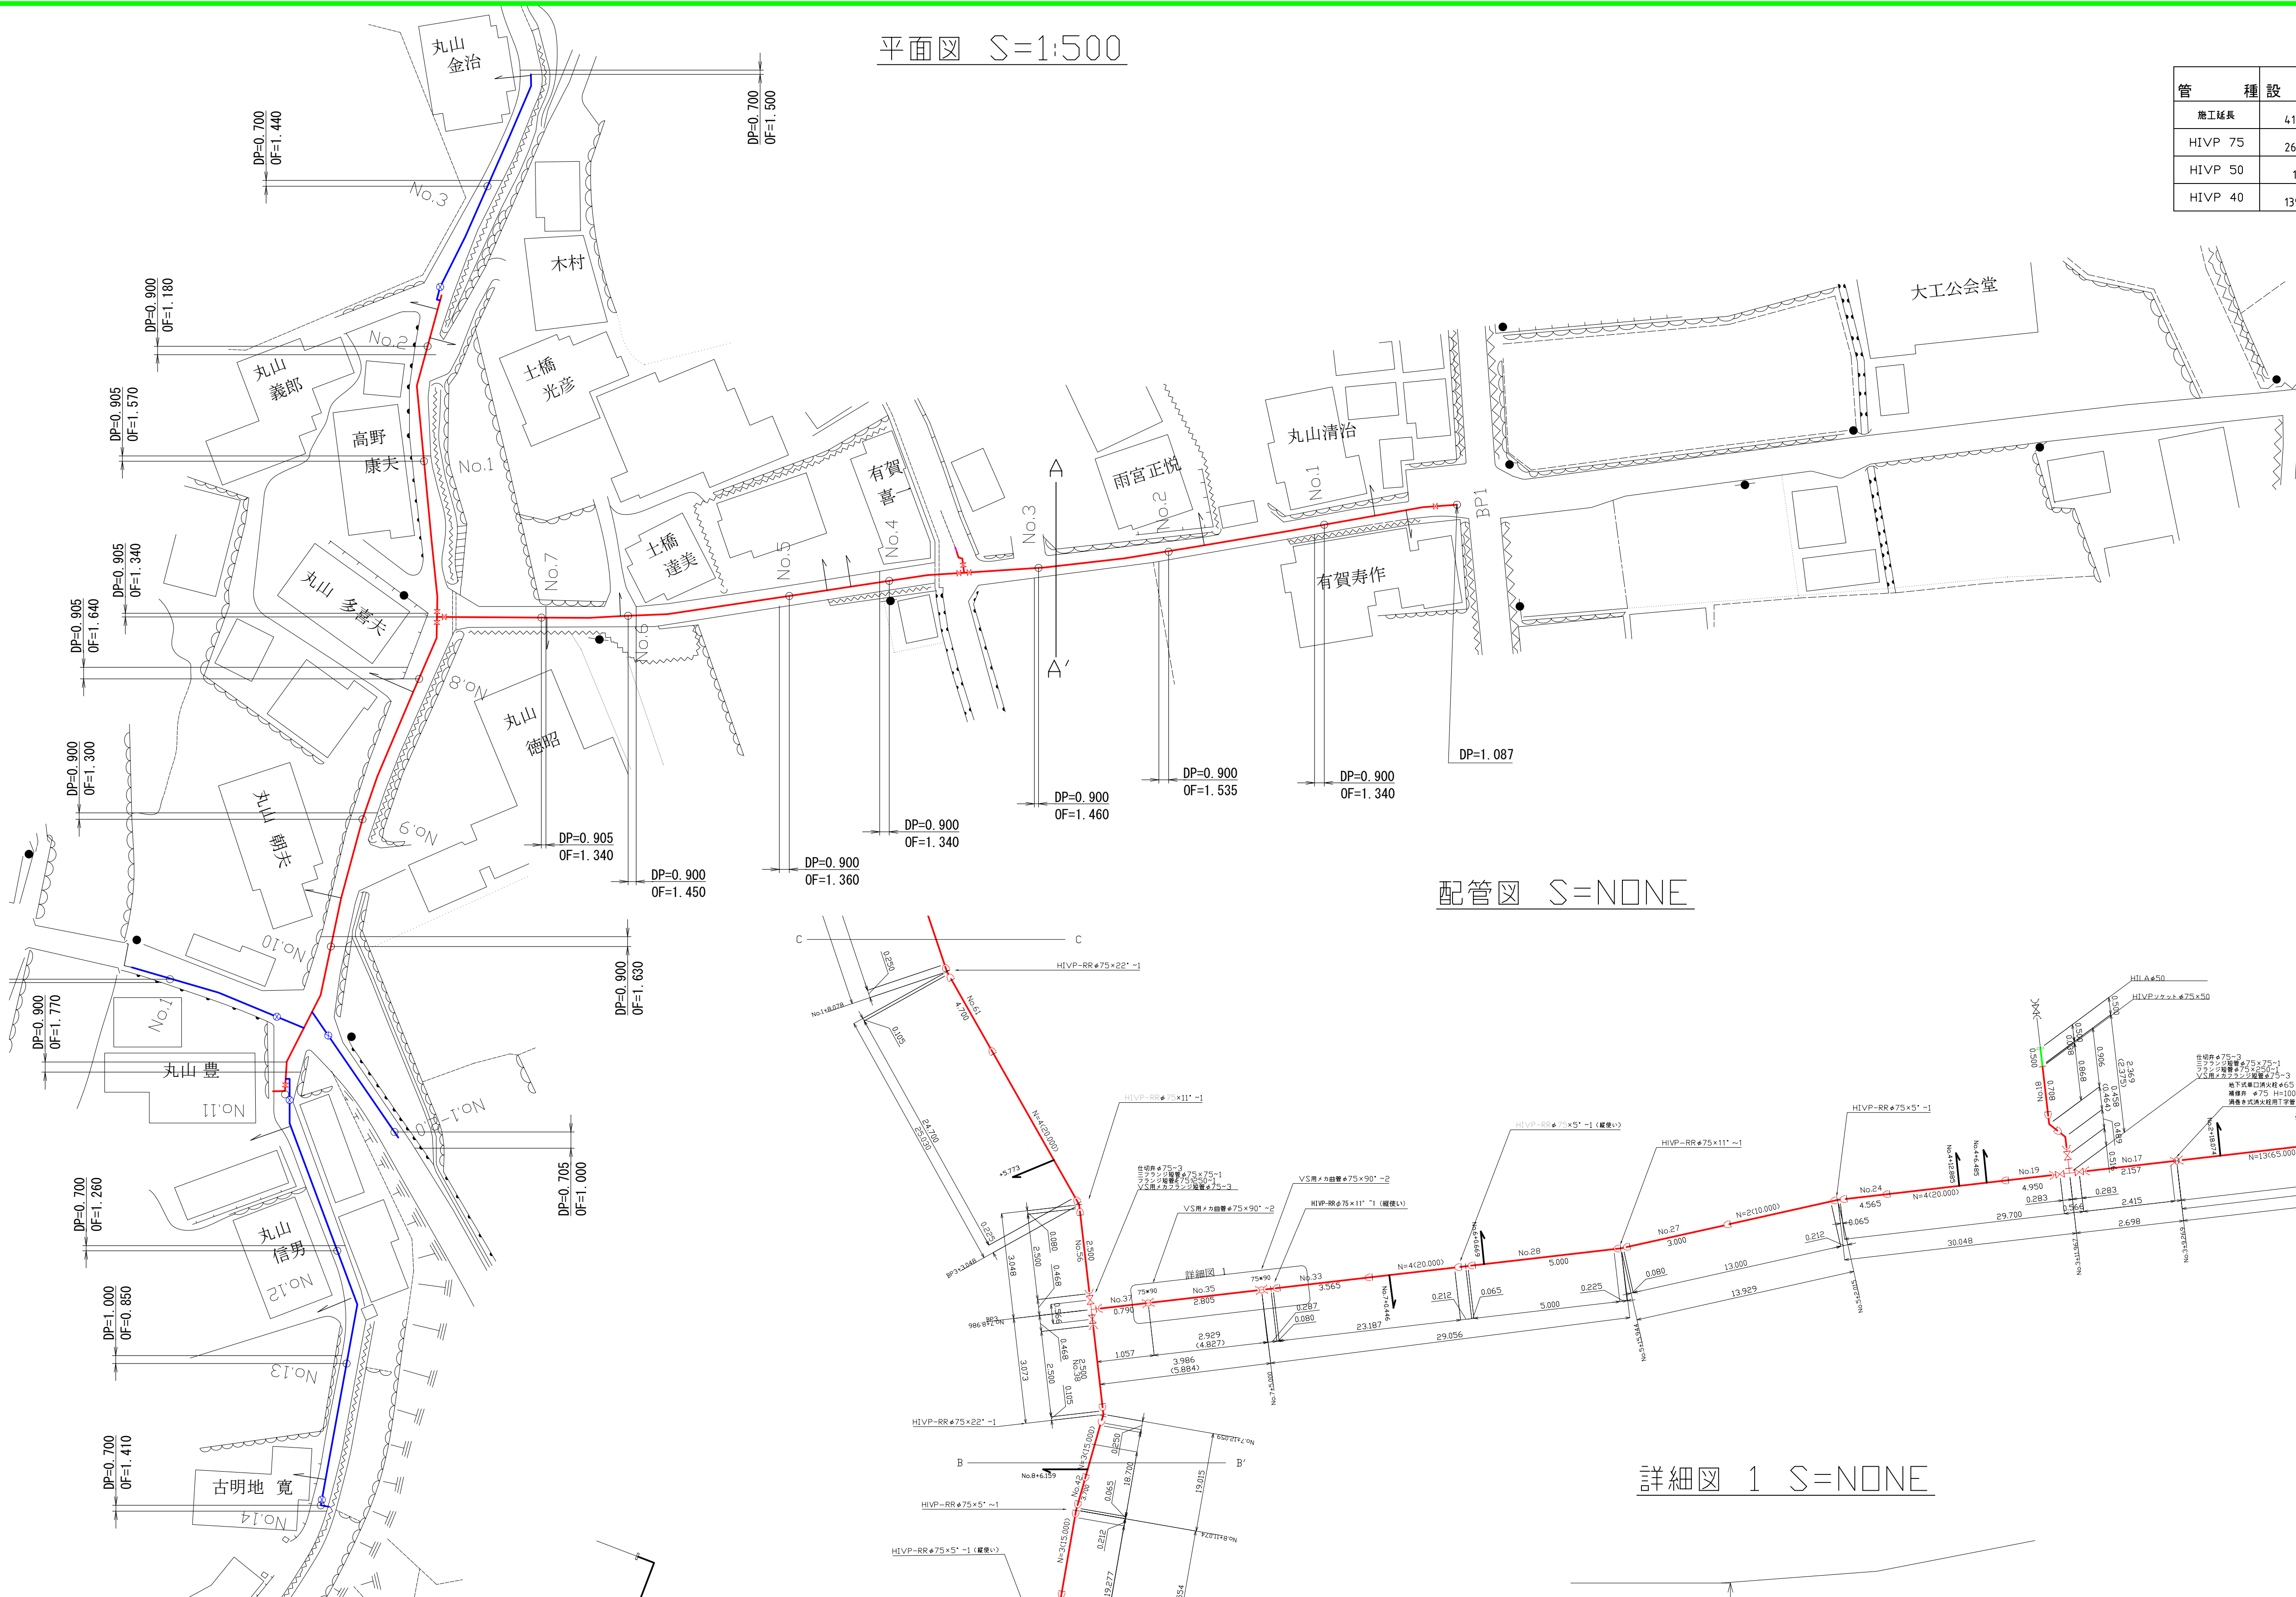

管種	設計	実測	差引	図中色
施工延長	411.0	417.438	+6.438	
HIVEP 75	269.5	271.842	+2.342	赤
HIVEP 50	1.6	1.586	-0.014	緑
HIVEP 40	139.9	144.010	+4.110	青


配管図 S=NONE

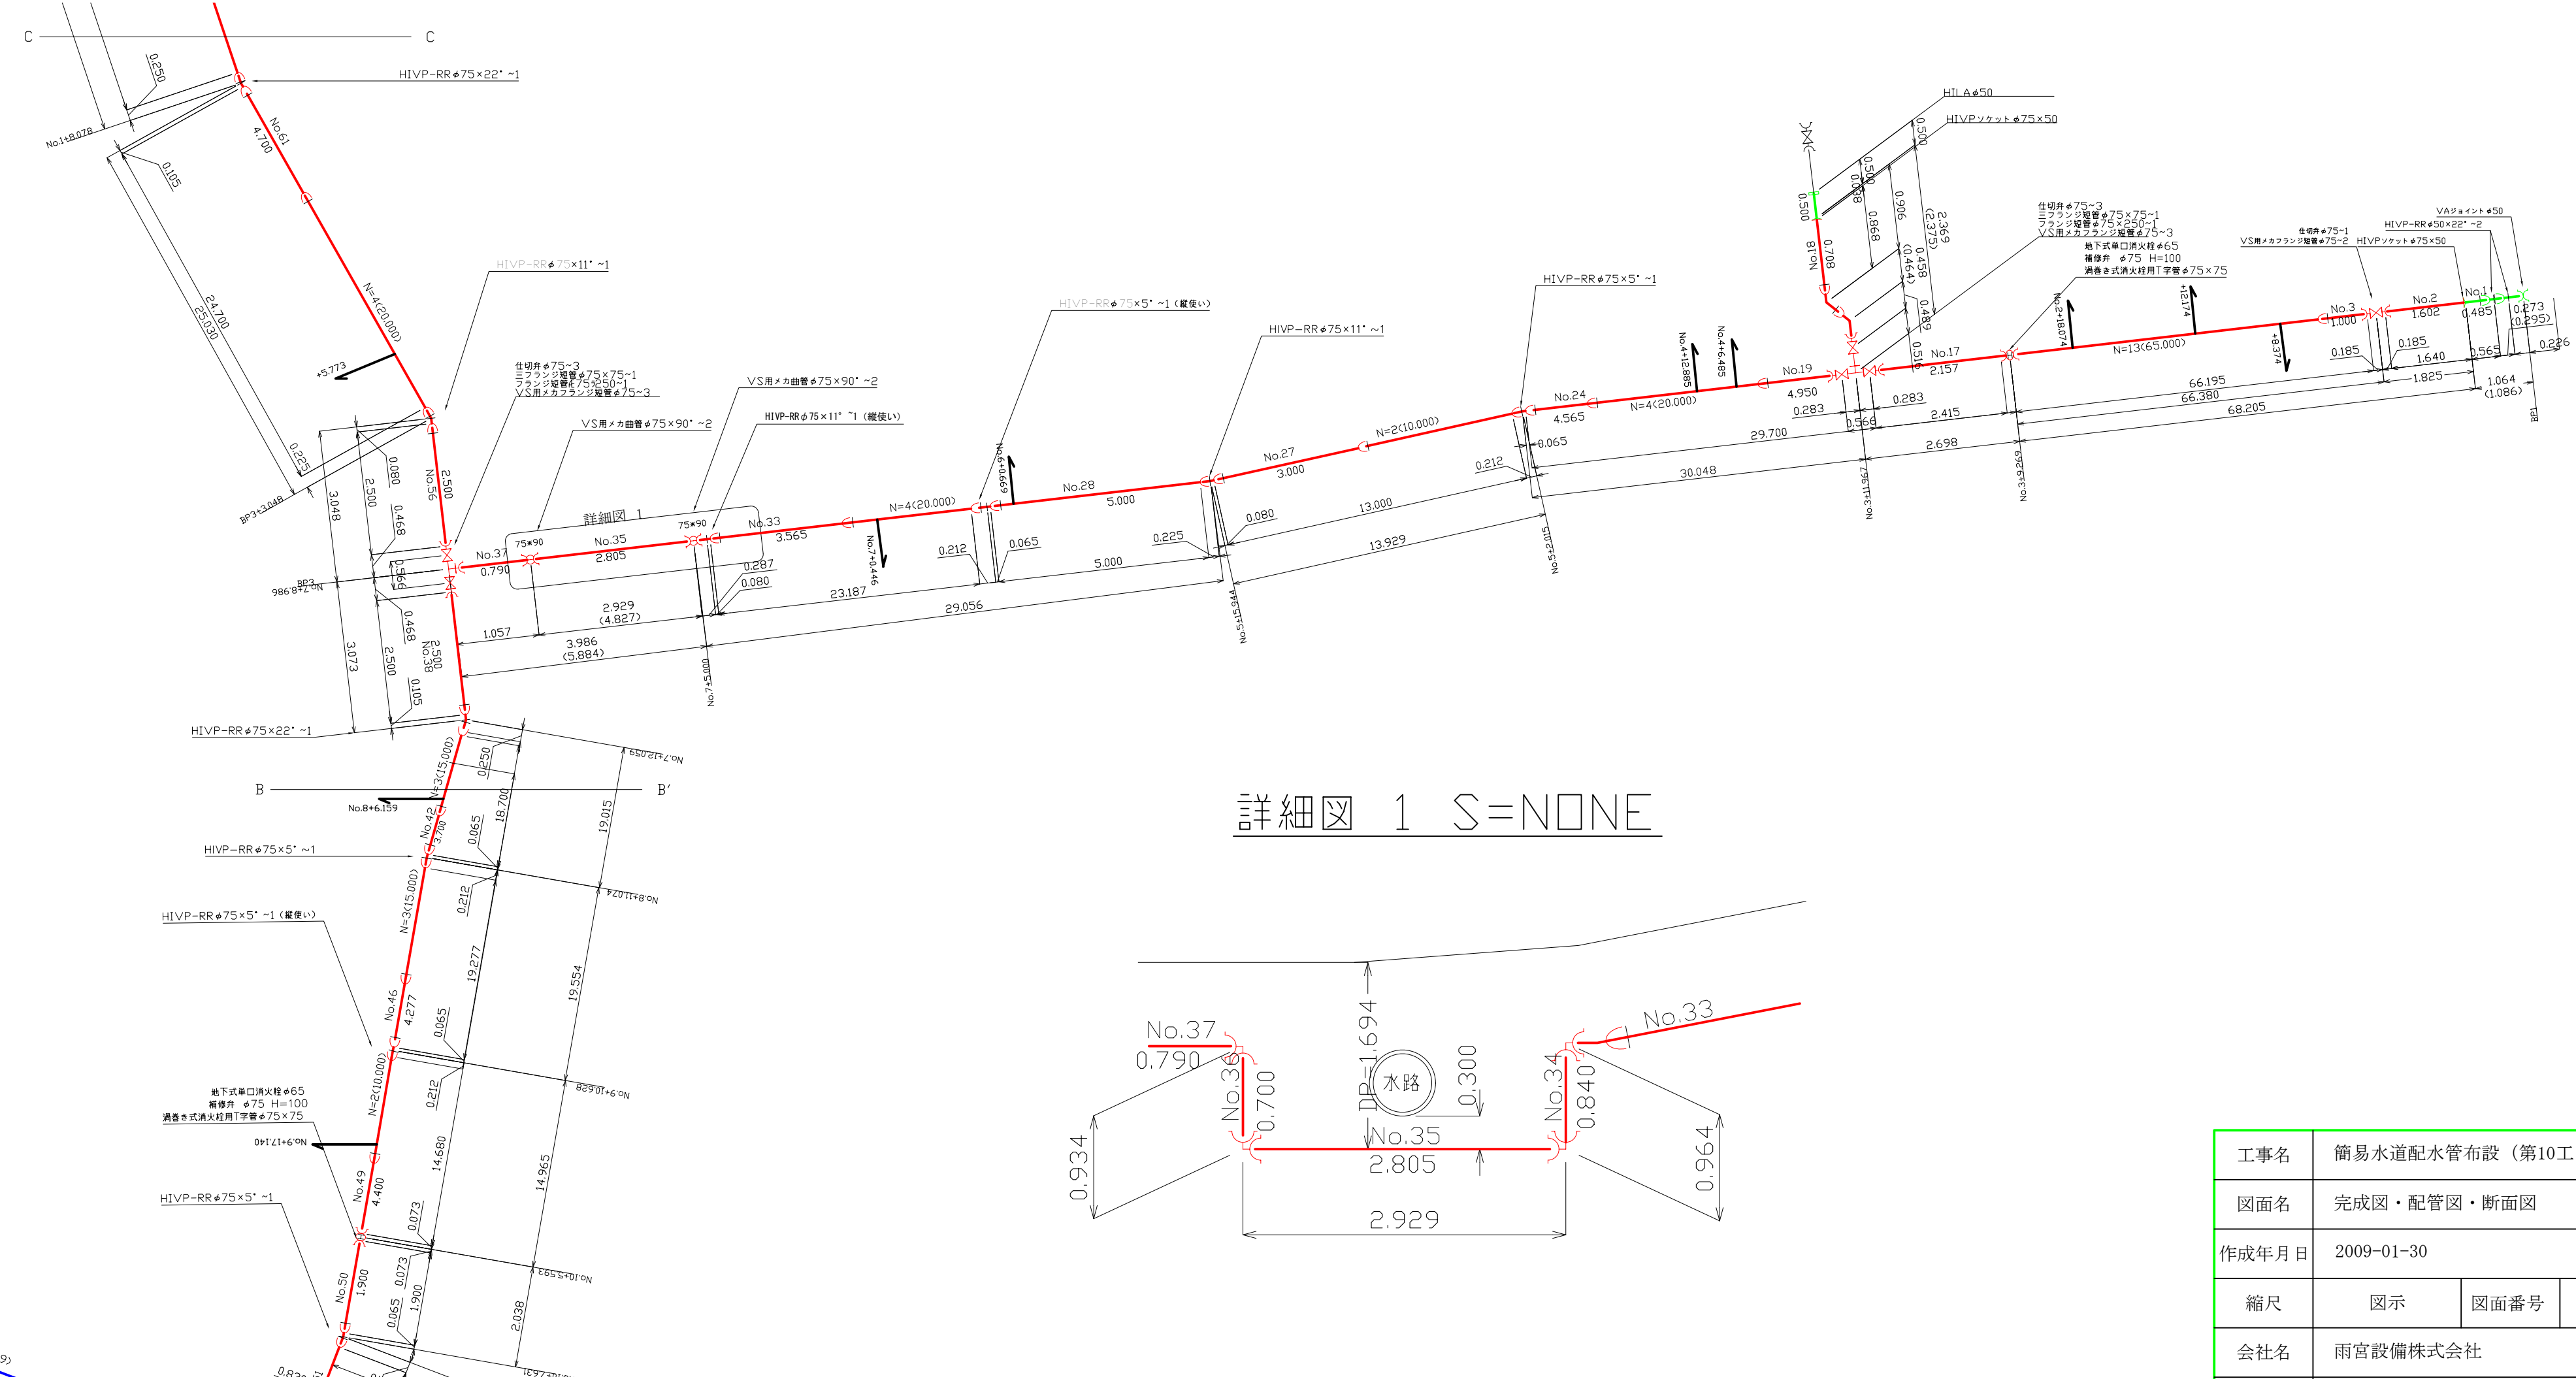

詳細図 1 S=NONE


工事名	簡易水道配水管布設 (第10工区) 工事		
図面名	完成図・配管図・断面図		
作成年月日	2009-01-30		
縮尺	図示	図面番号	1/3
会社名	雨宮設備株式会社		
事業者名	山梨市 水道課		

平面図 S=1:500

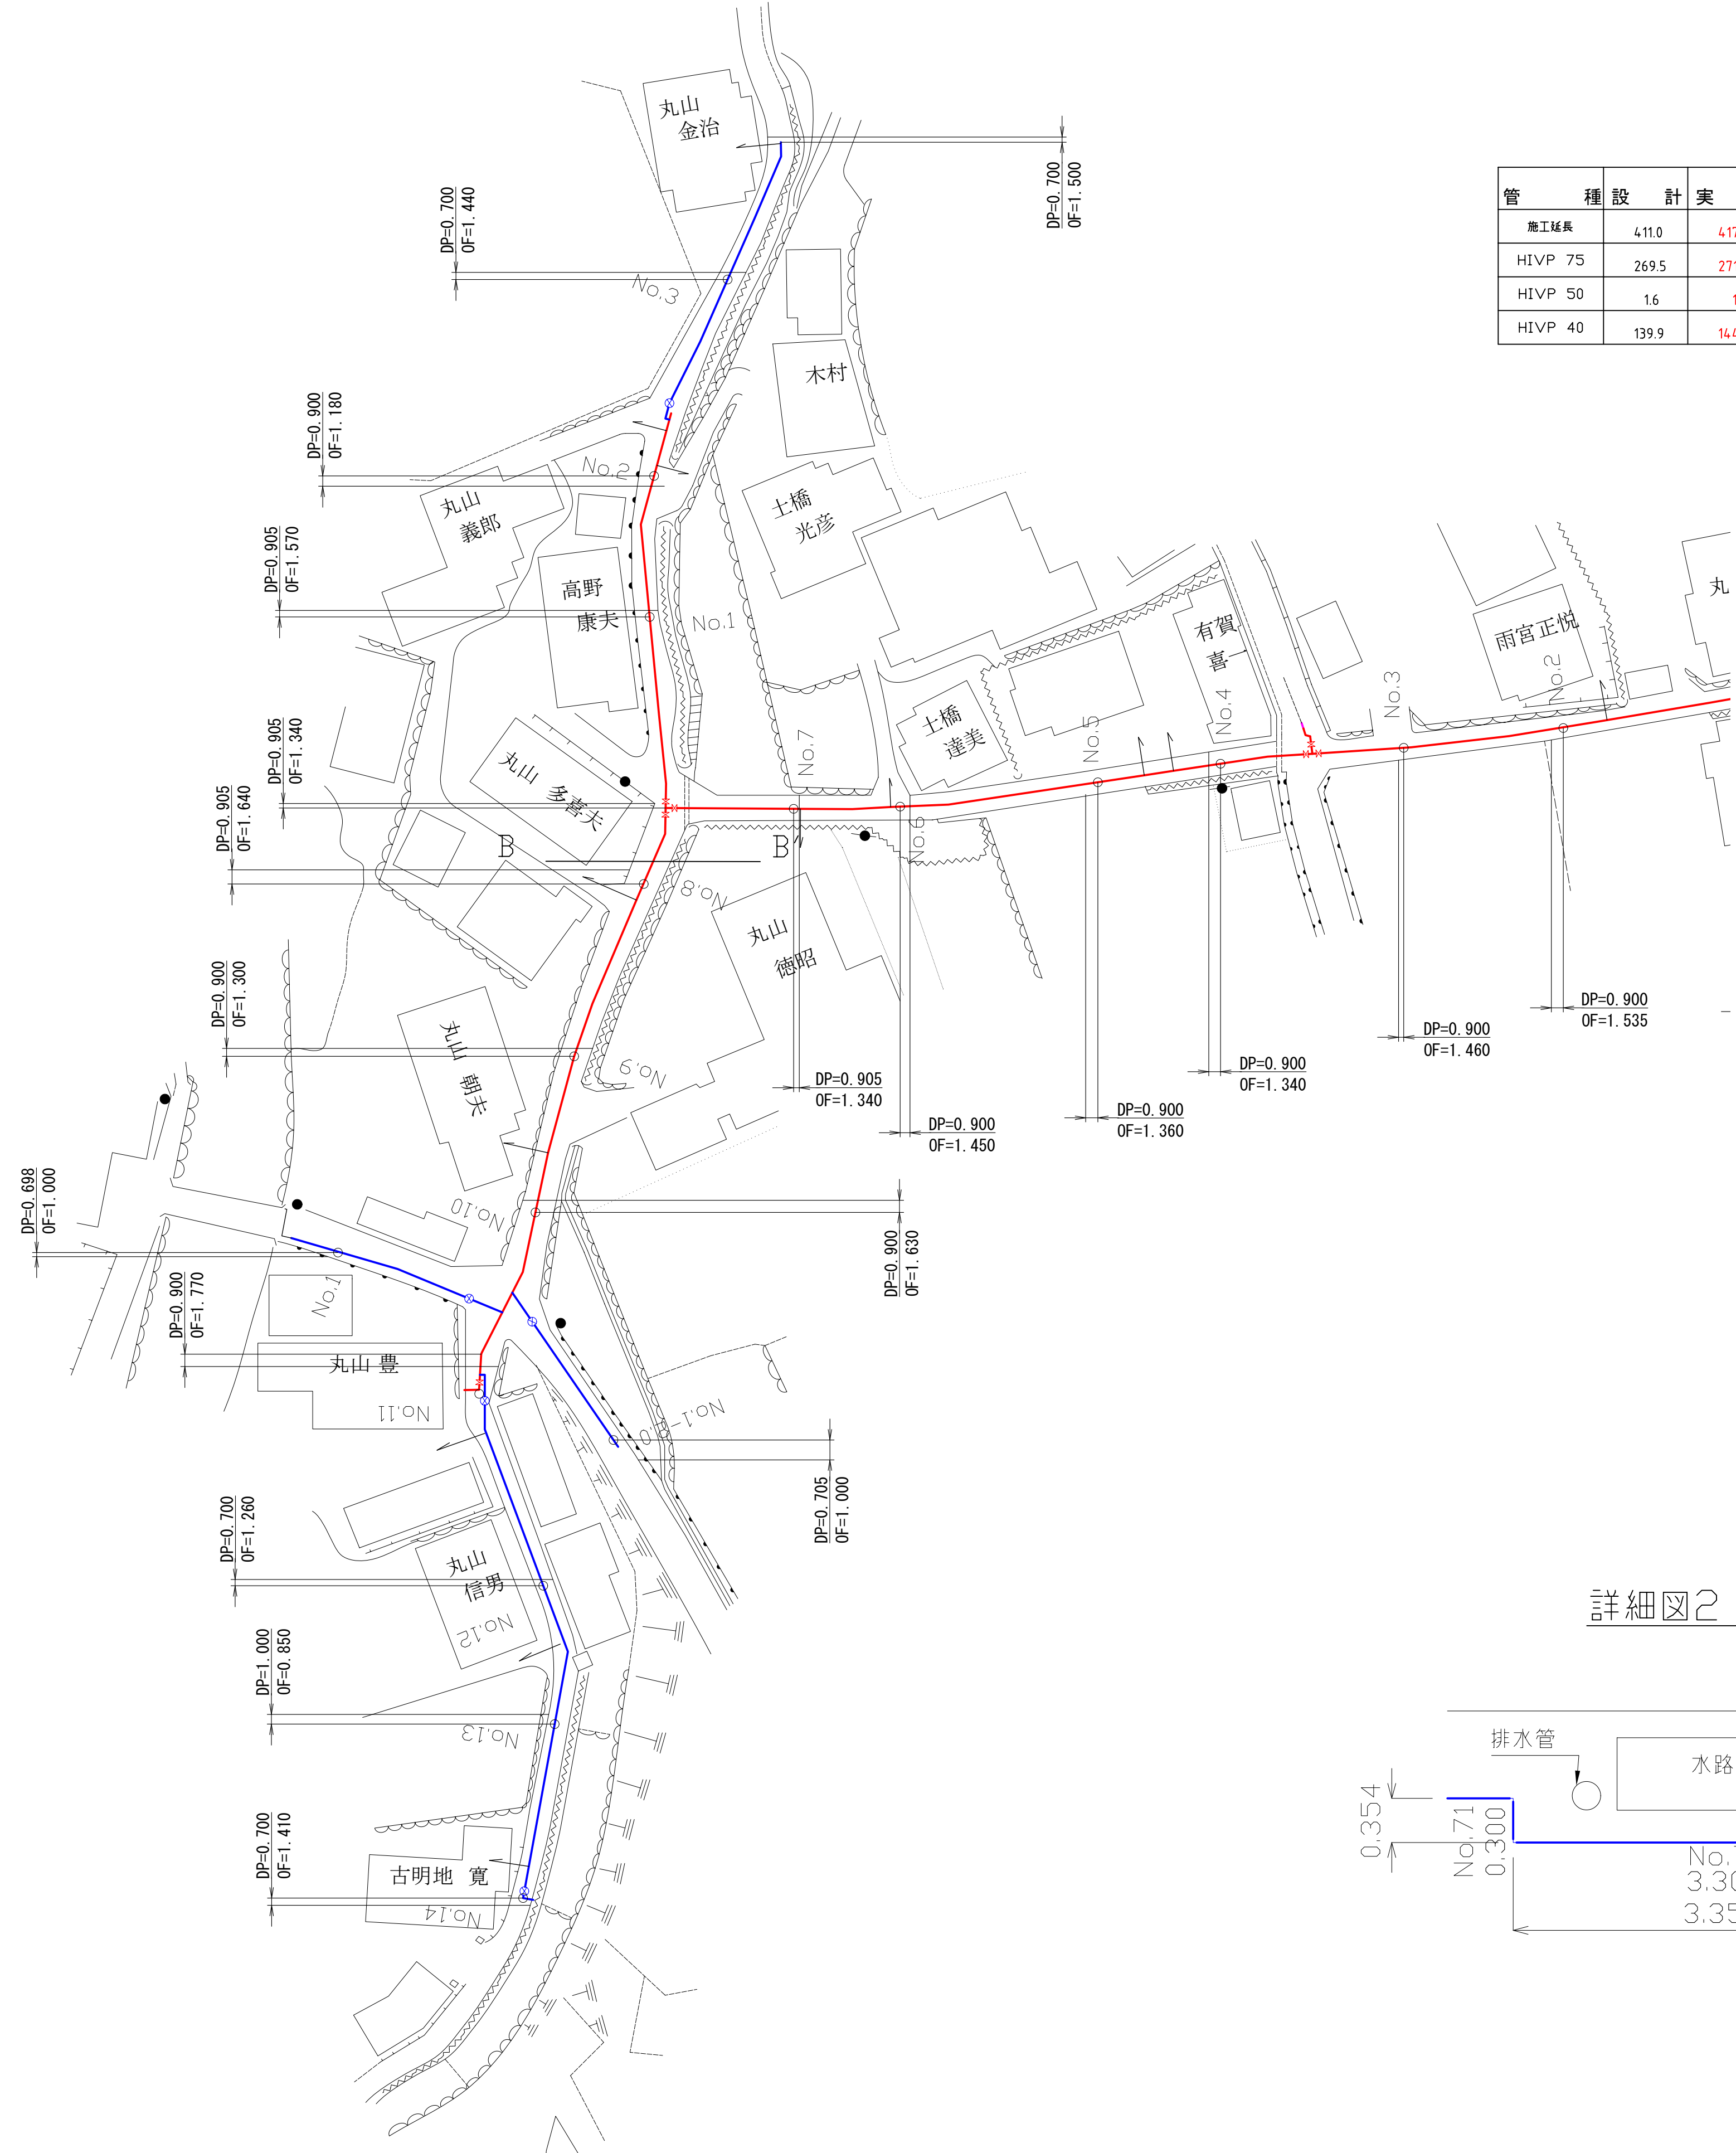


管種	設計	実測	差引	図中色
施工延長	4110	4174.38	+6.438	
HIVP 75	2695	2718.42	+2.342	赤
HIVP 50	1.6	1.586	-0.014	緑
HIVP 40	139.9	144.010	+4.110	青

配管図 S=1:100

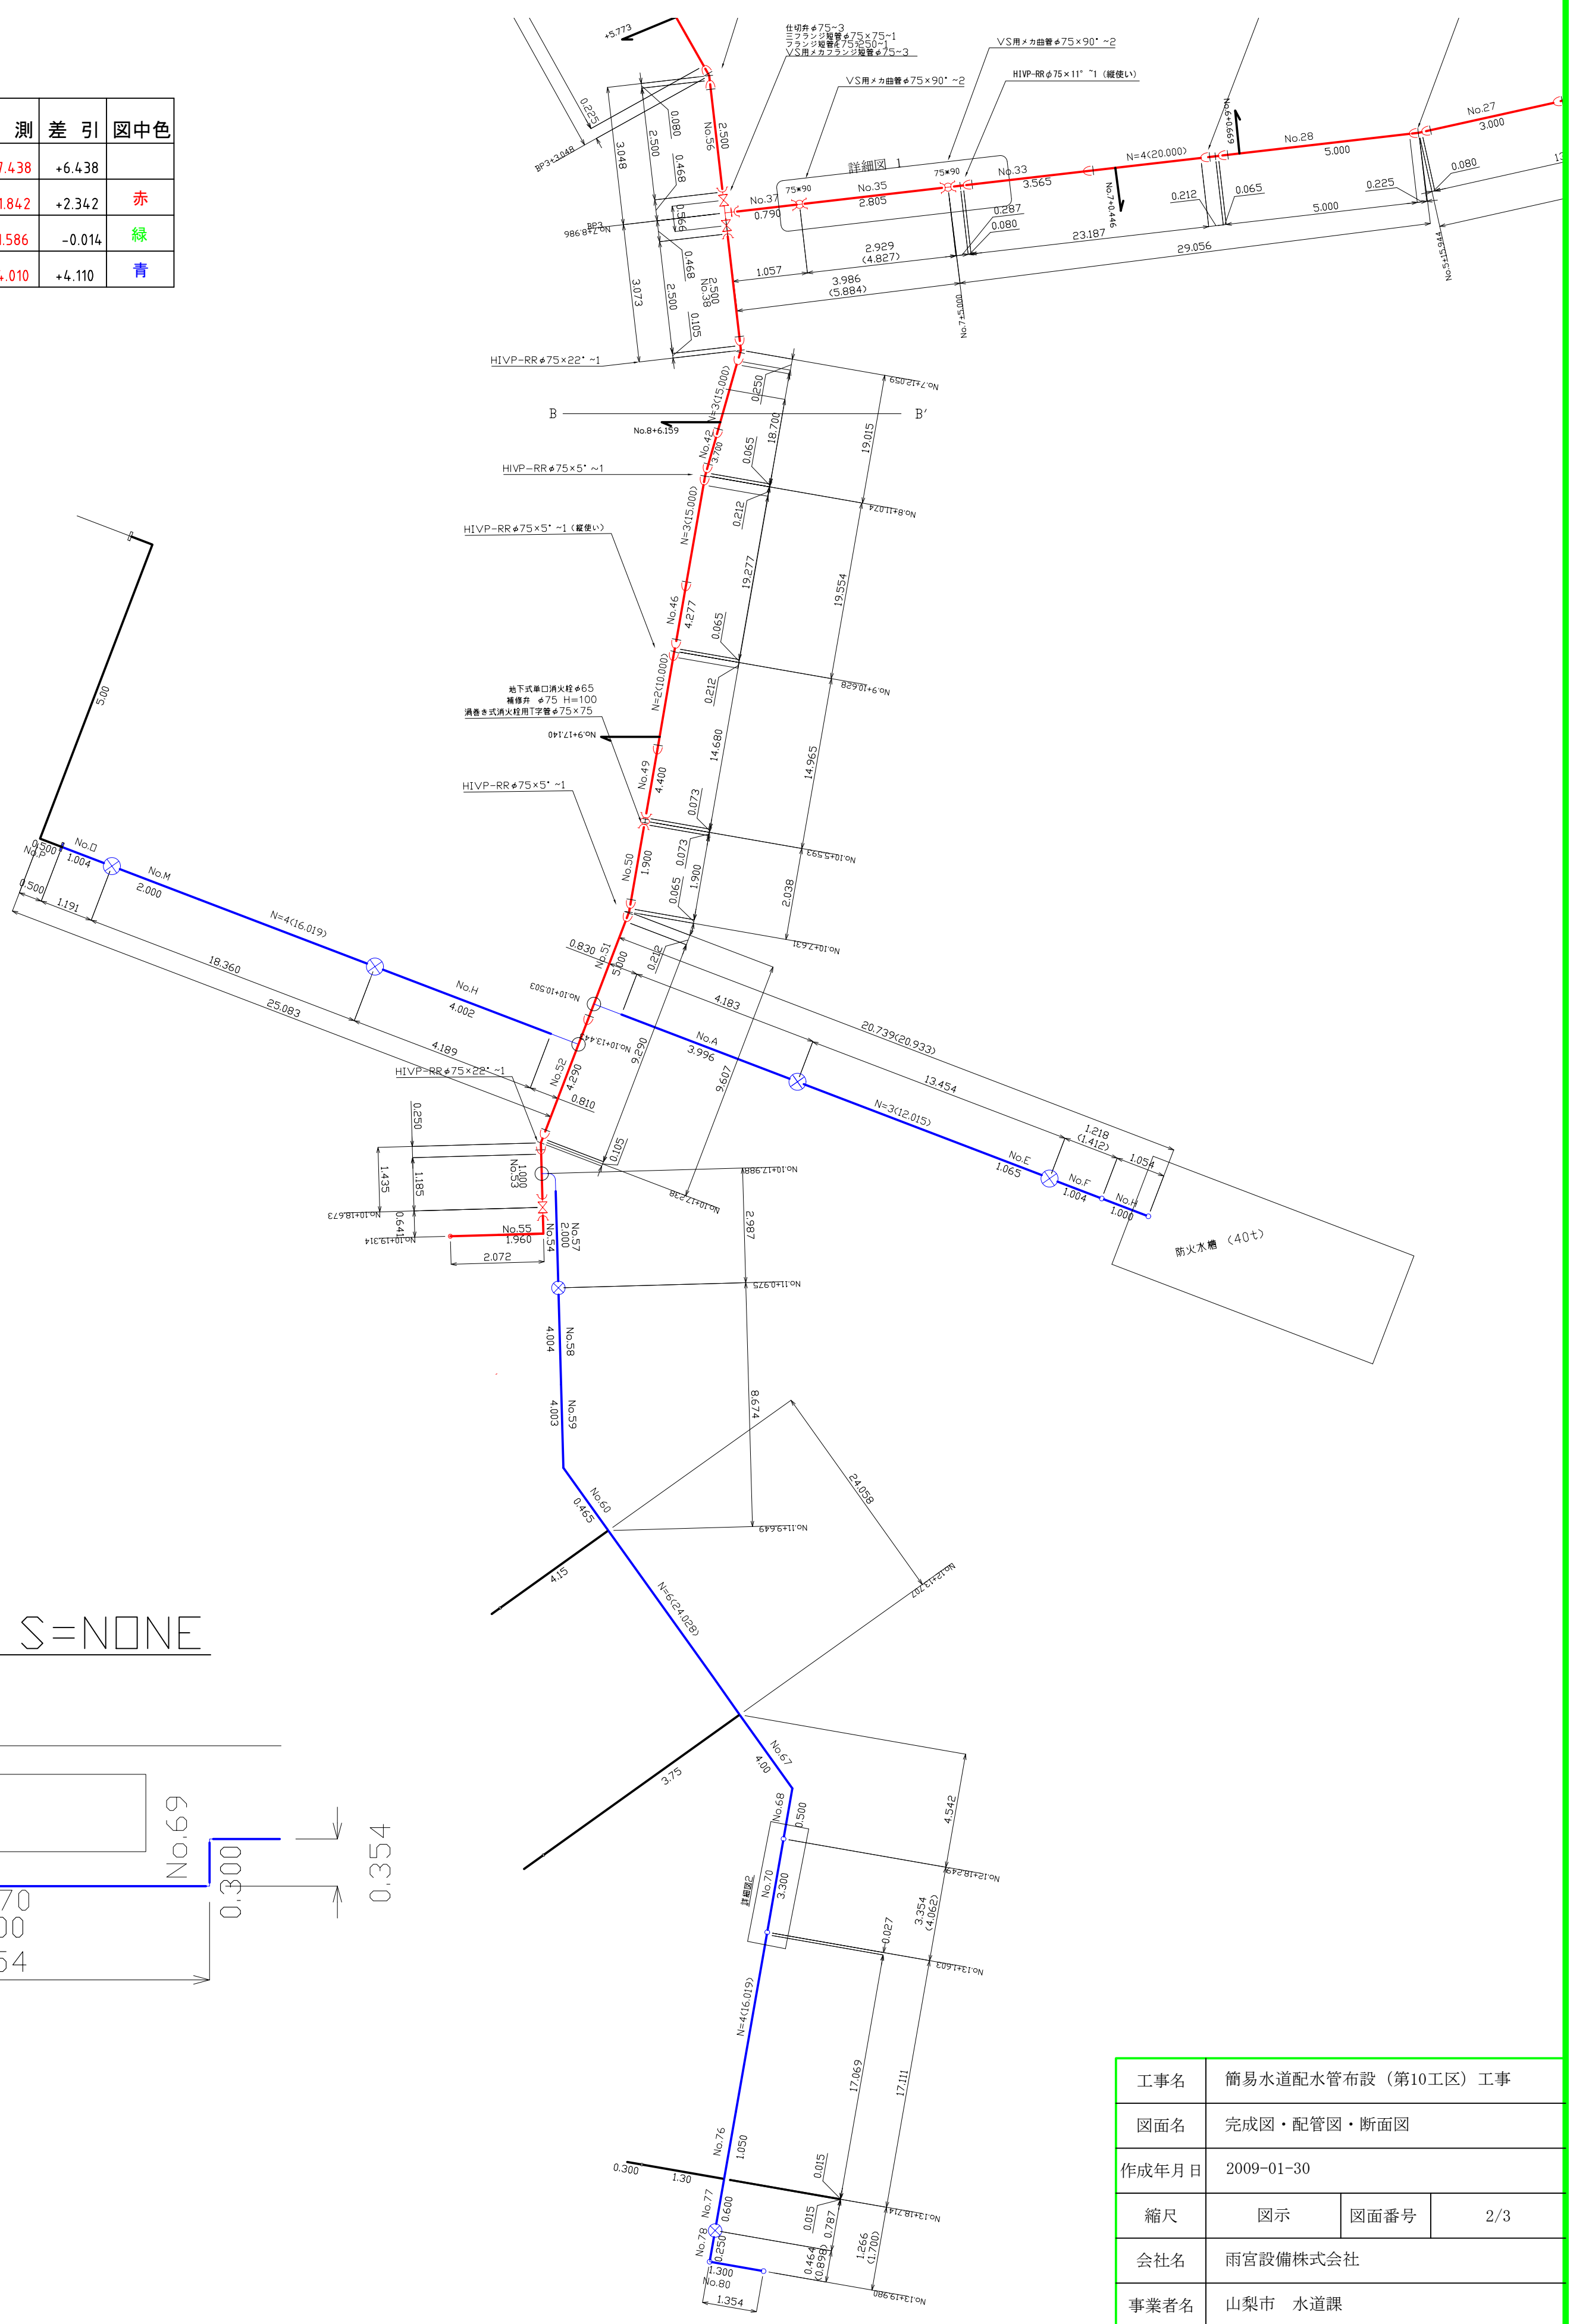


詳細図2 S=NONE

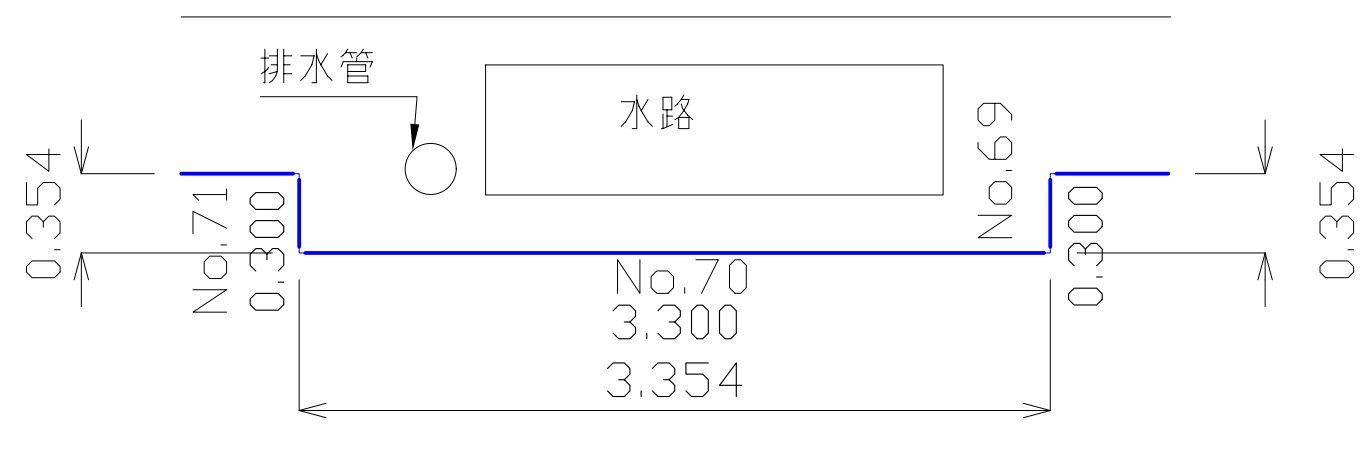


工事名	簡易水道配水管布設 (第10工区) 工事		
図面名	完成図・配管図・断面図		
作成年月日	2009-01-30		
縮尺	図示	図面番号	2/3
会社名	雨宮設備株式会社		
事業者名	山梨市 水道課		

平面図 S=1:500

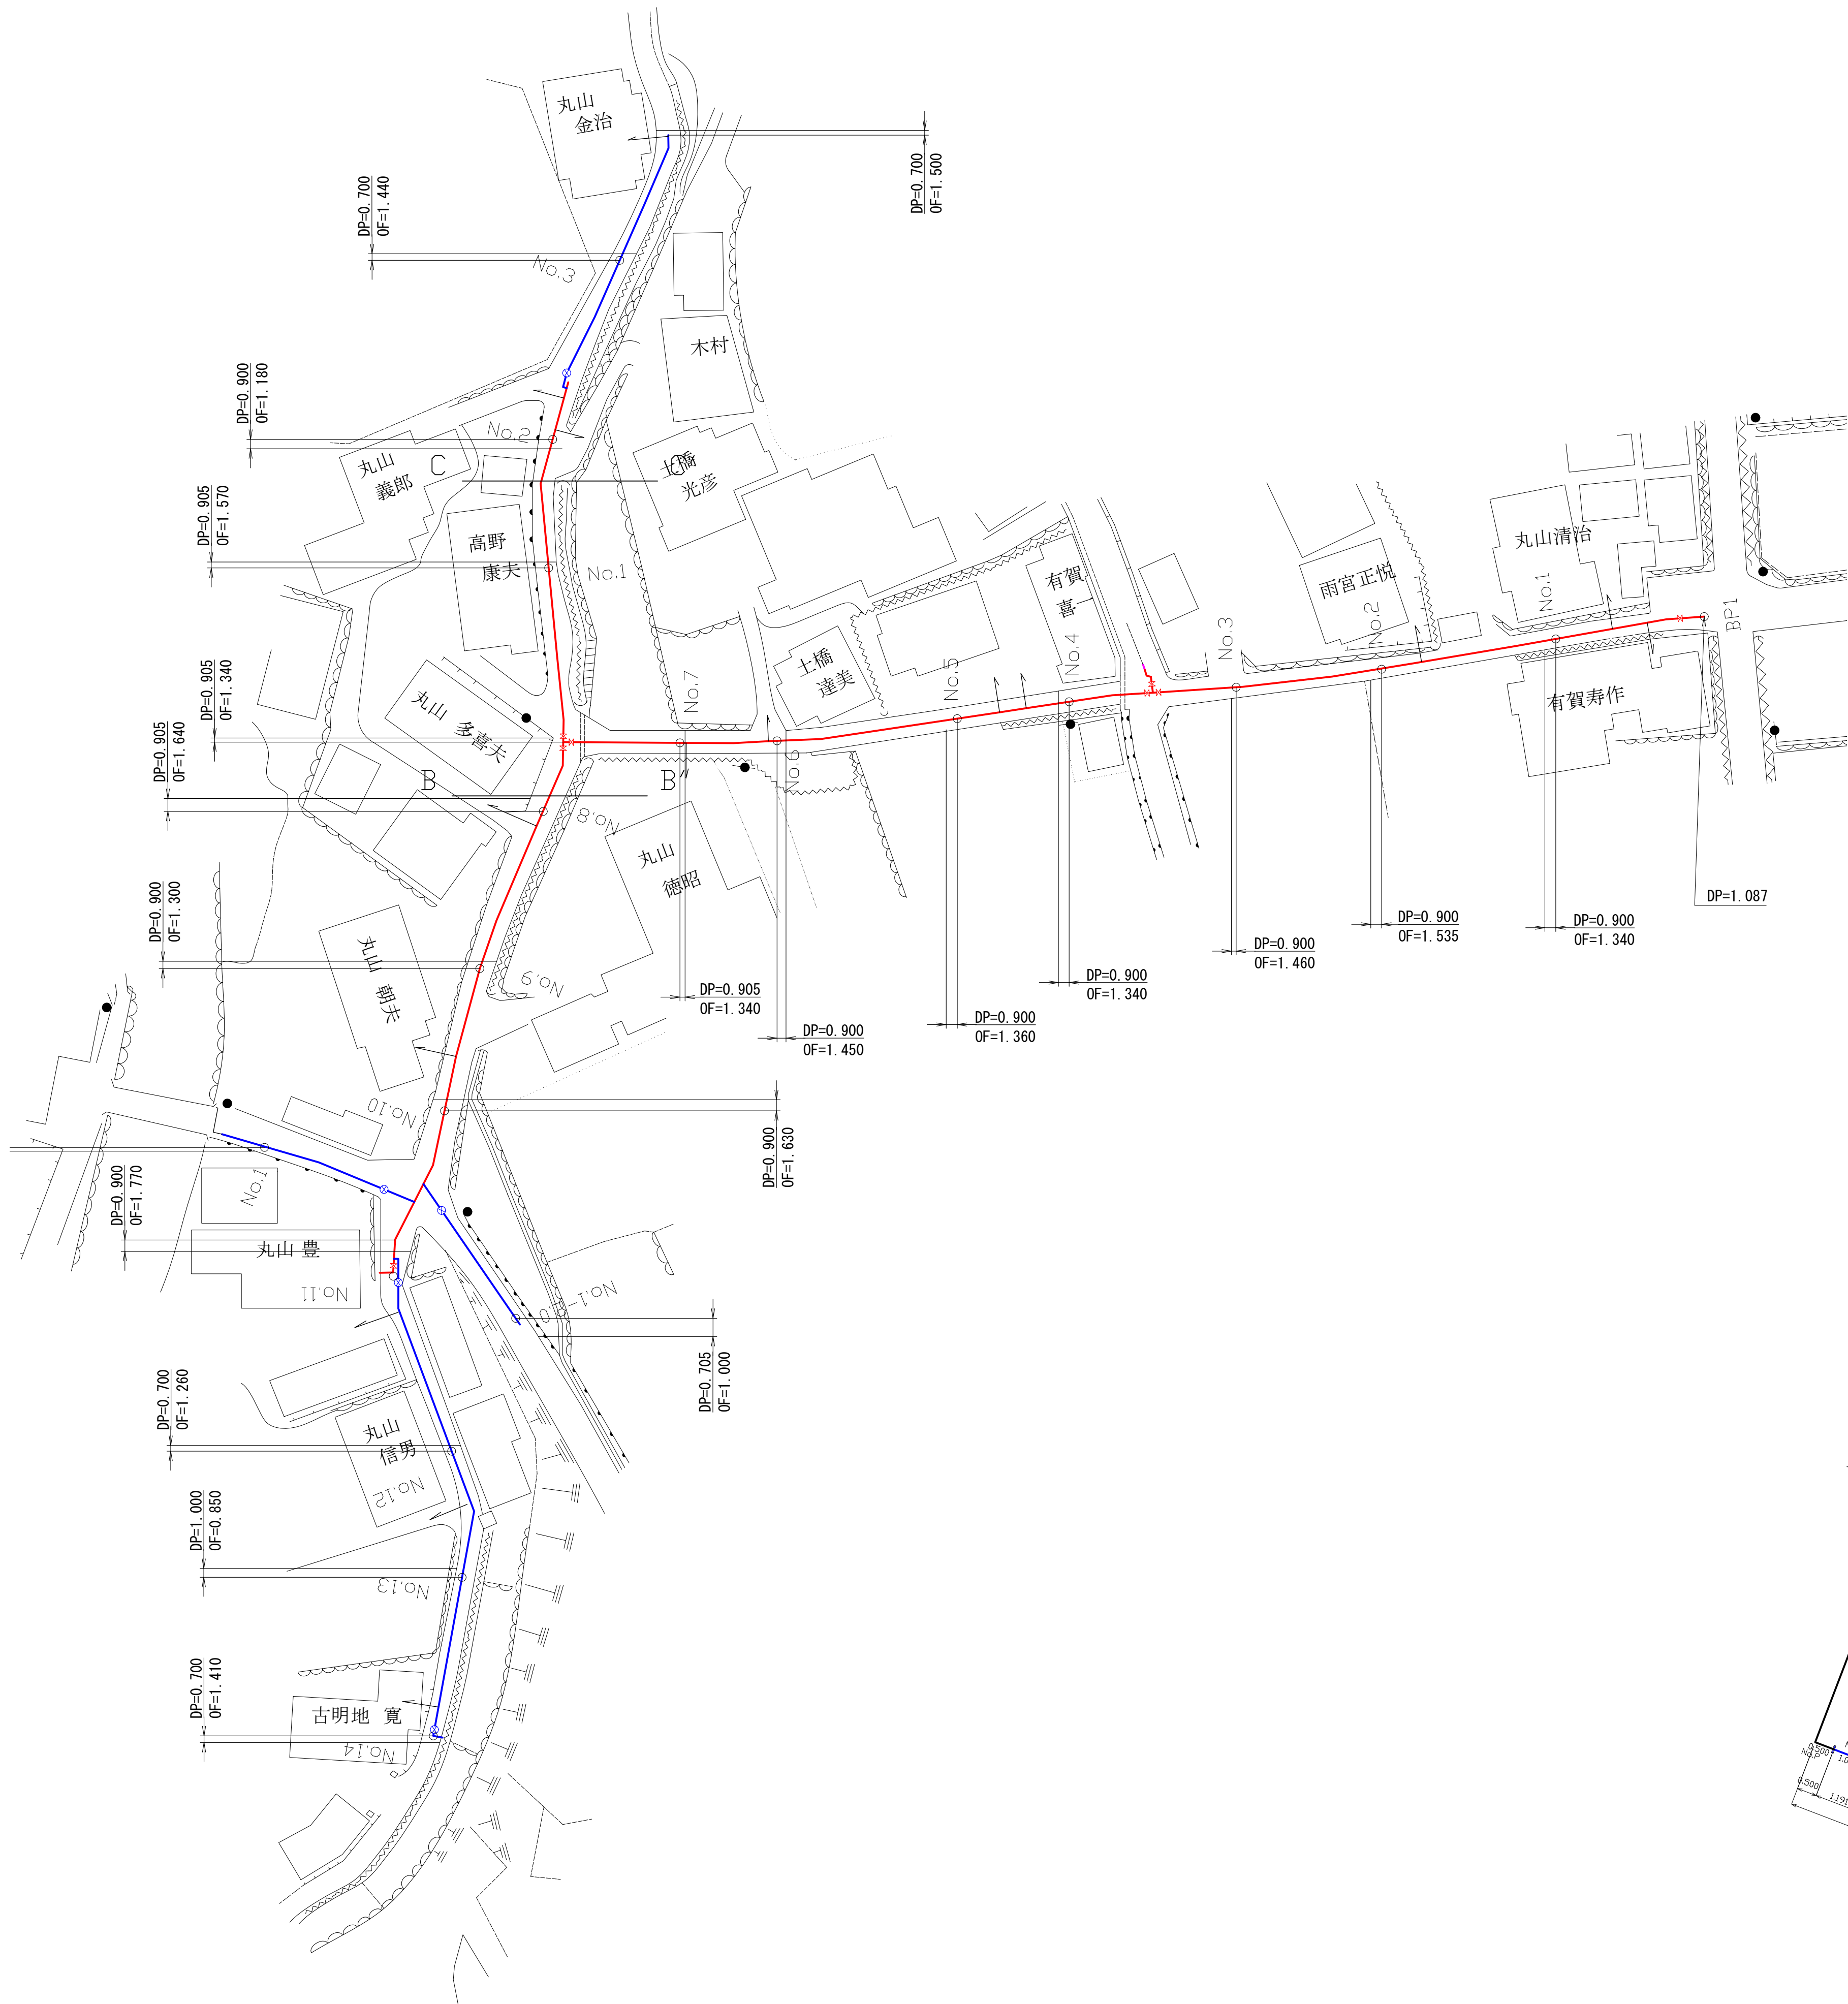

配管図 S=1:100

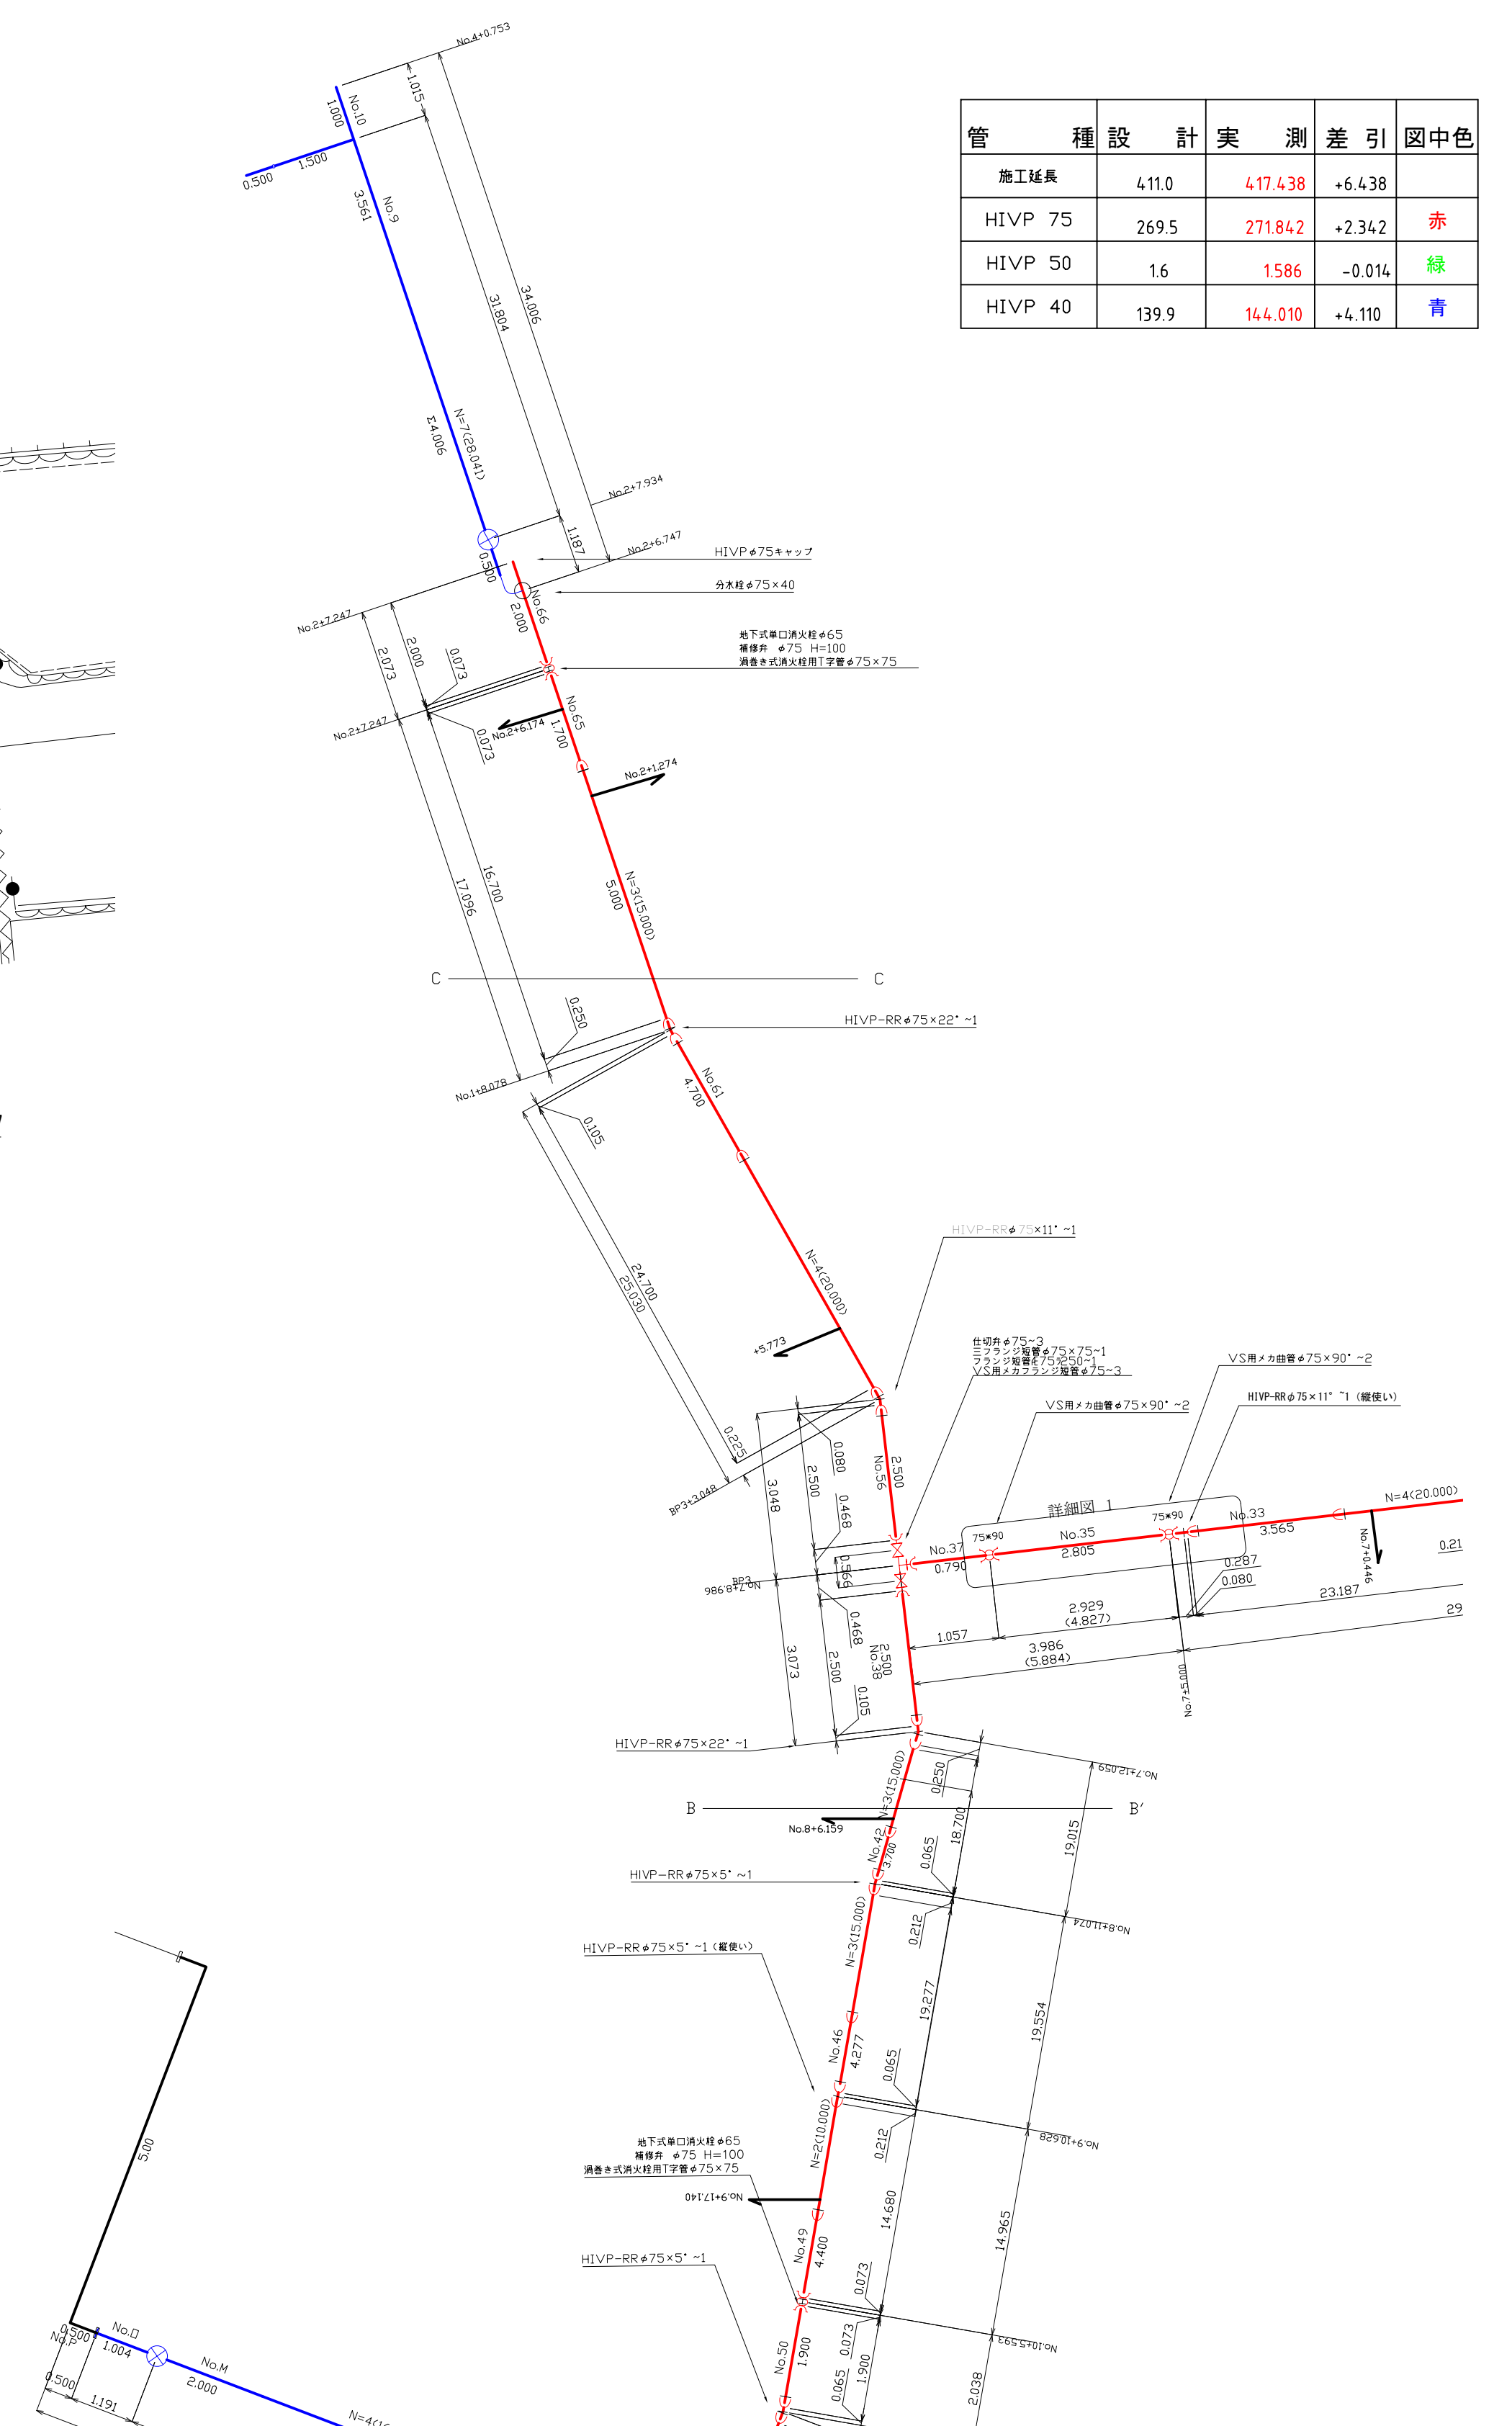

管種	設計	実測	差引	図中色
施工延長	411.0	417.438	+6.438	
HI-VIP #75	269.5	271.842	+2.342	赤
HI-VIP #50	1.6	1.586	-0.014	緑
HI-VIP #40	139.9	144.010	+4.110	青

工事名	簡易水道配水管布設 (第10工区) 工事		
図面名	完成図・配管図・断面図		
作成年月日	2009-01-30		
縮尺	図示	図面番号	3/3
会社名	雨宮設備株式会社		
事業者名	山梨市 水道課		