


管種	設計	実測	差引	図中色	凡例	記号
PPφ50	198.3	198.35	±0.05	赤	仕切弁	⊗
PPφ40	4.0	4.80	±0.80	青		
PPφ25	18.5	18.50	±0.00	薄紫		
PPφ20	20.5	20.50	±0.00	黒		
PPφ13	22.6	22.60	±0.00	黒		

仮設平面図 縮尺 1/500




仮設配管図 縮尺 NONE

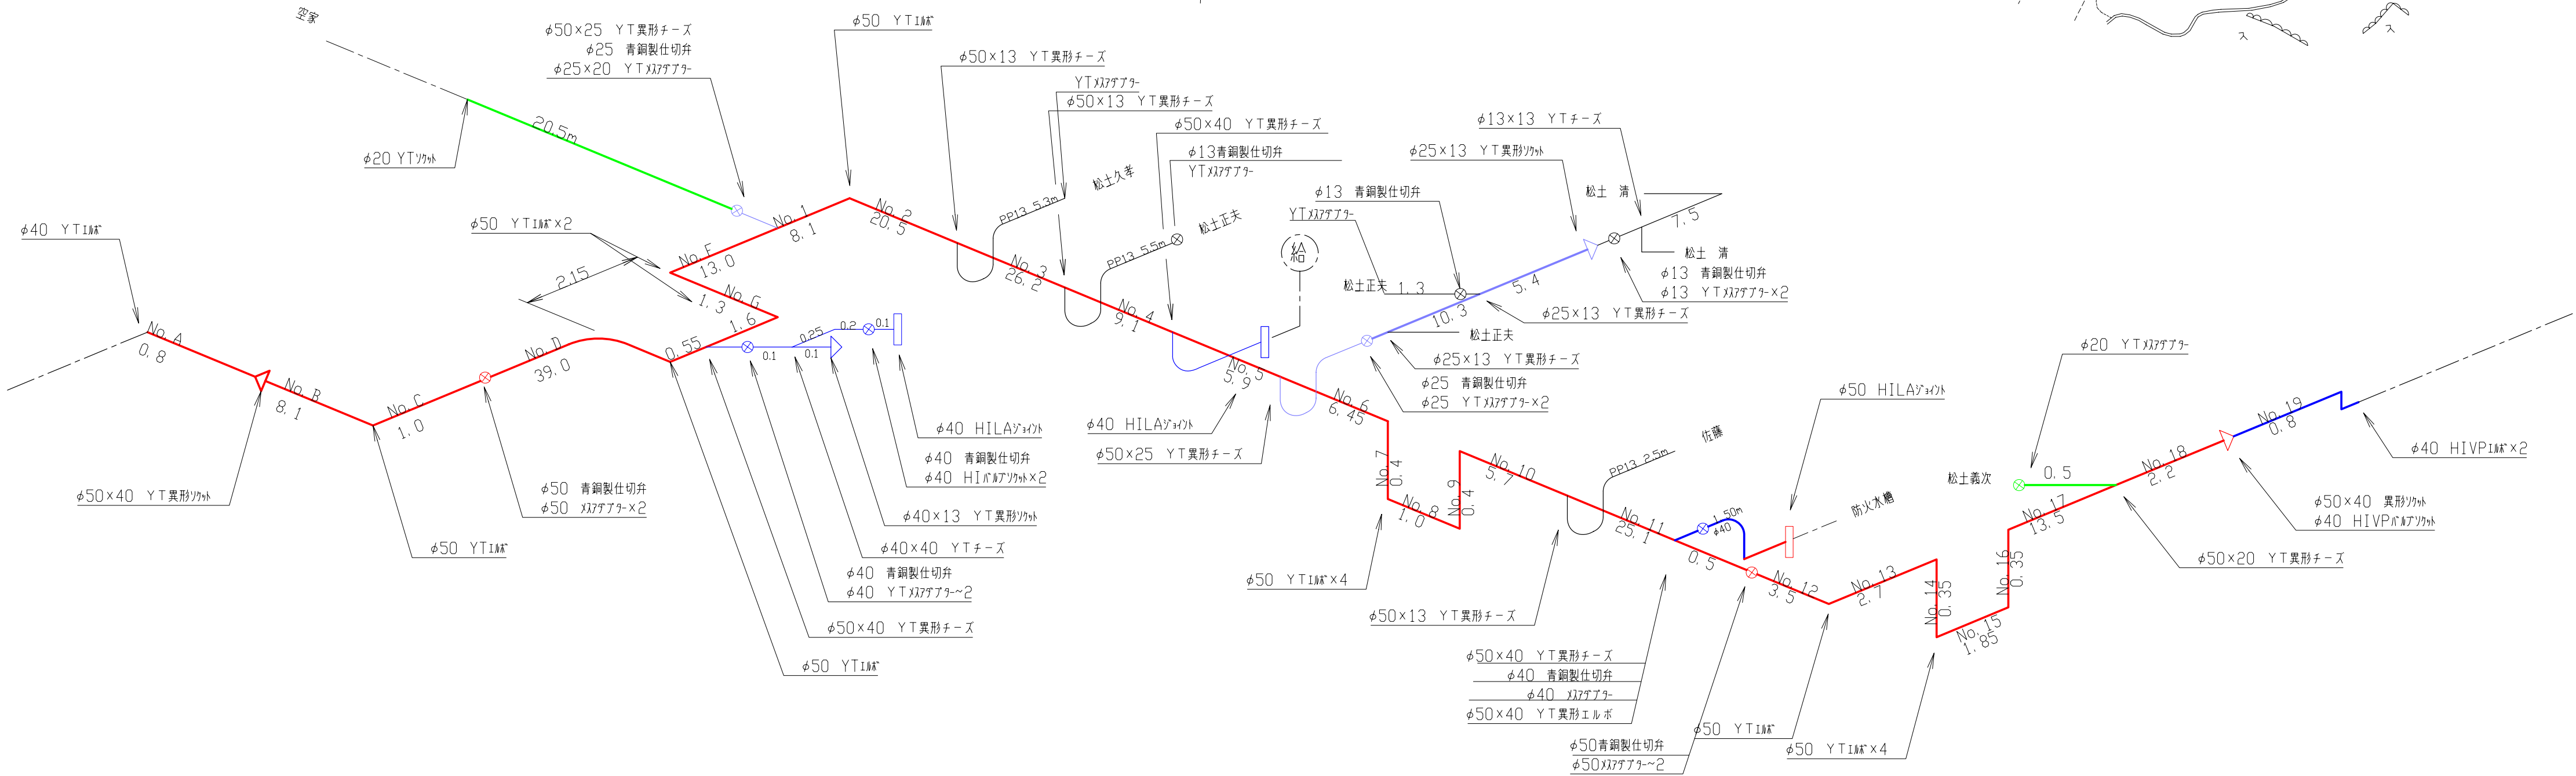

上水道工事設計図			
工事番号	54	図面番号	
工事名	簡易水道送配水管布設(第4工区)工事		
工事箇所	山梨市 大字 水口 字地内		
図名	仮設平面図	縮尺	図示
測量	平成 18年10月26日	枚数	1/1
測量者	雨宮設備株式会社		

管種	設計	実測	差引	図中色	凡例	図中色
HIVP-RRφ75	351.86	351.90	+0.04	赤	HIVP75	赤
HIVP-RRφ50	93.60	93.64	+0.04	青	HIVP50	青
HIVPφ40	8.19	8.99	+0.80	緑	HIVP40以下	緑

平面図(1) 縮尺 1/500

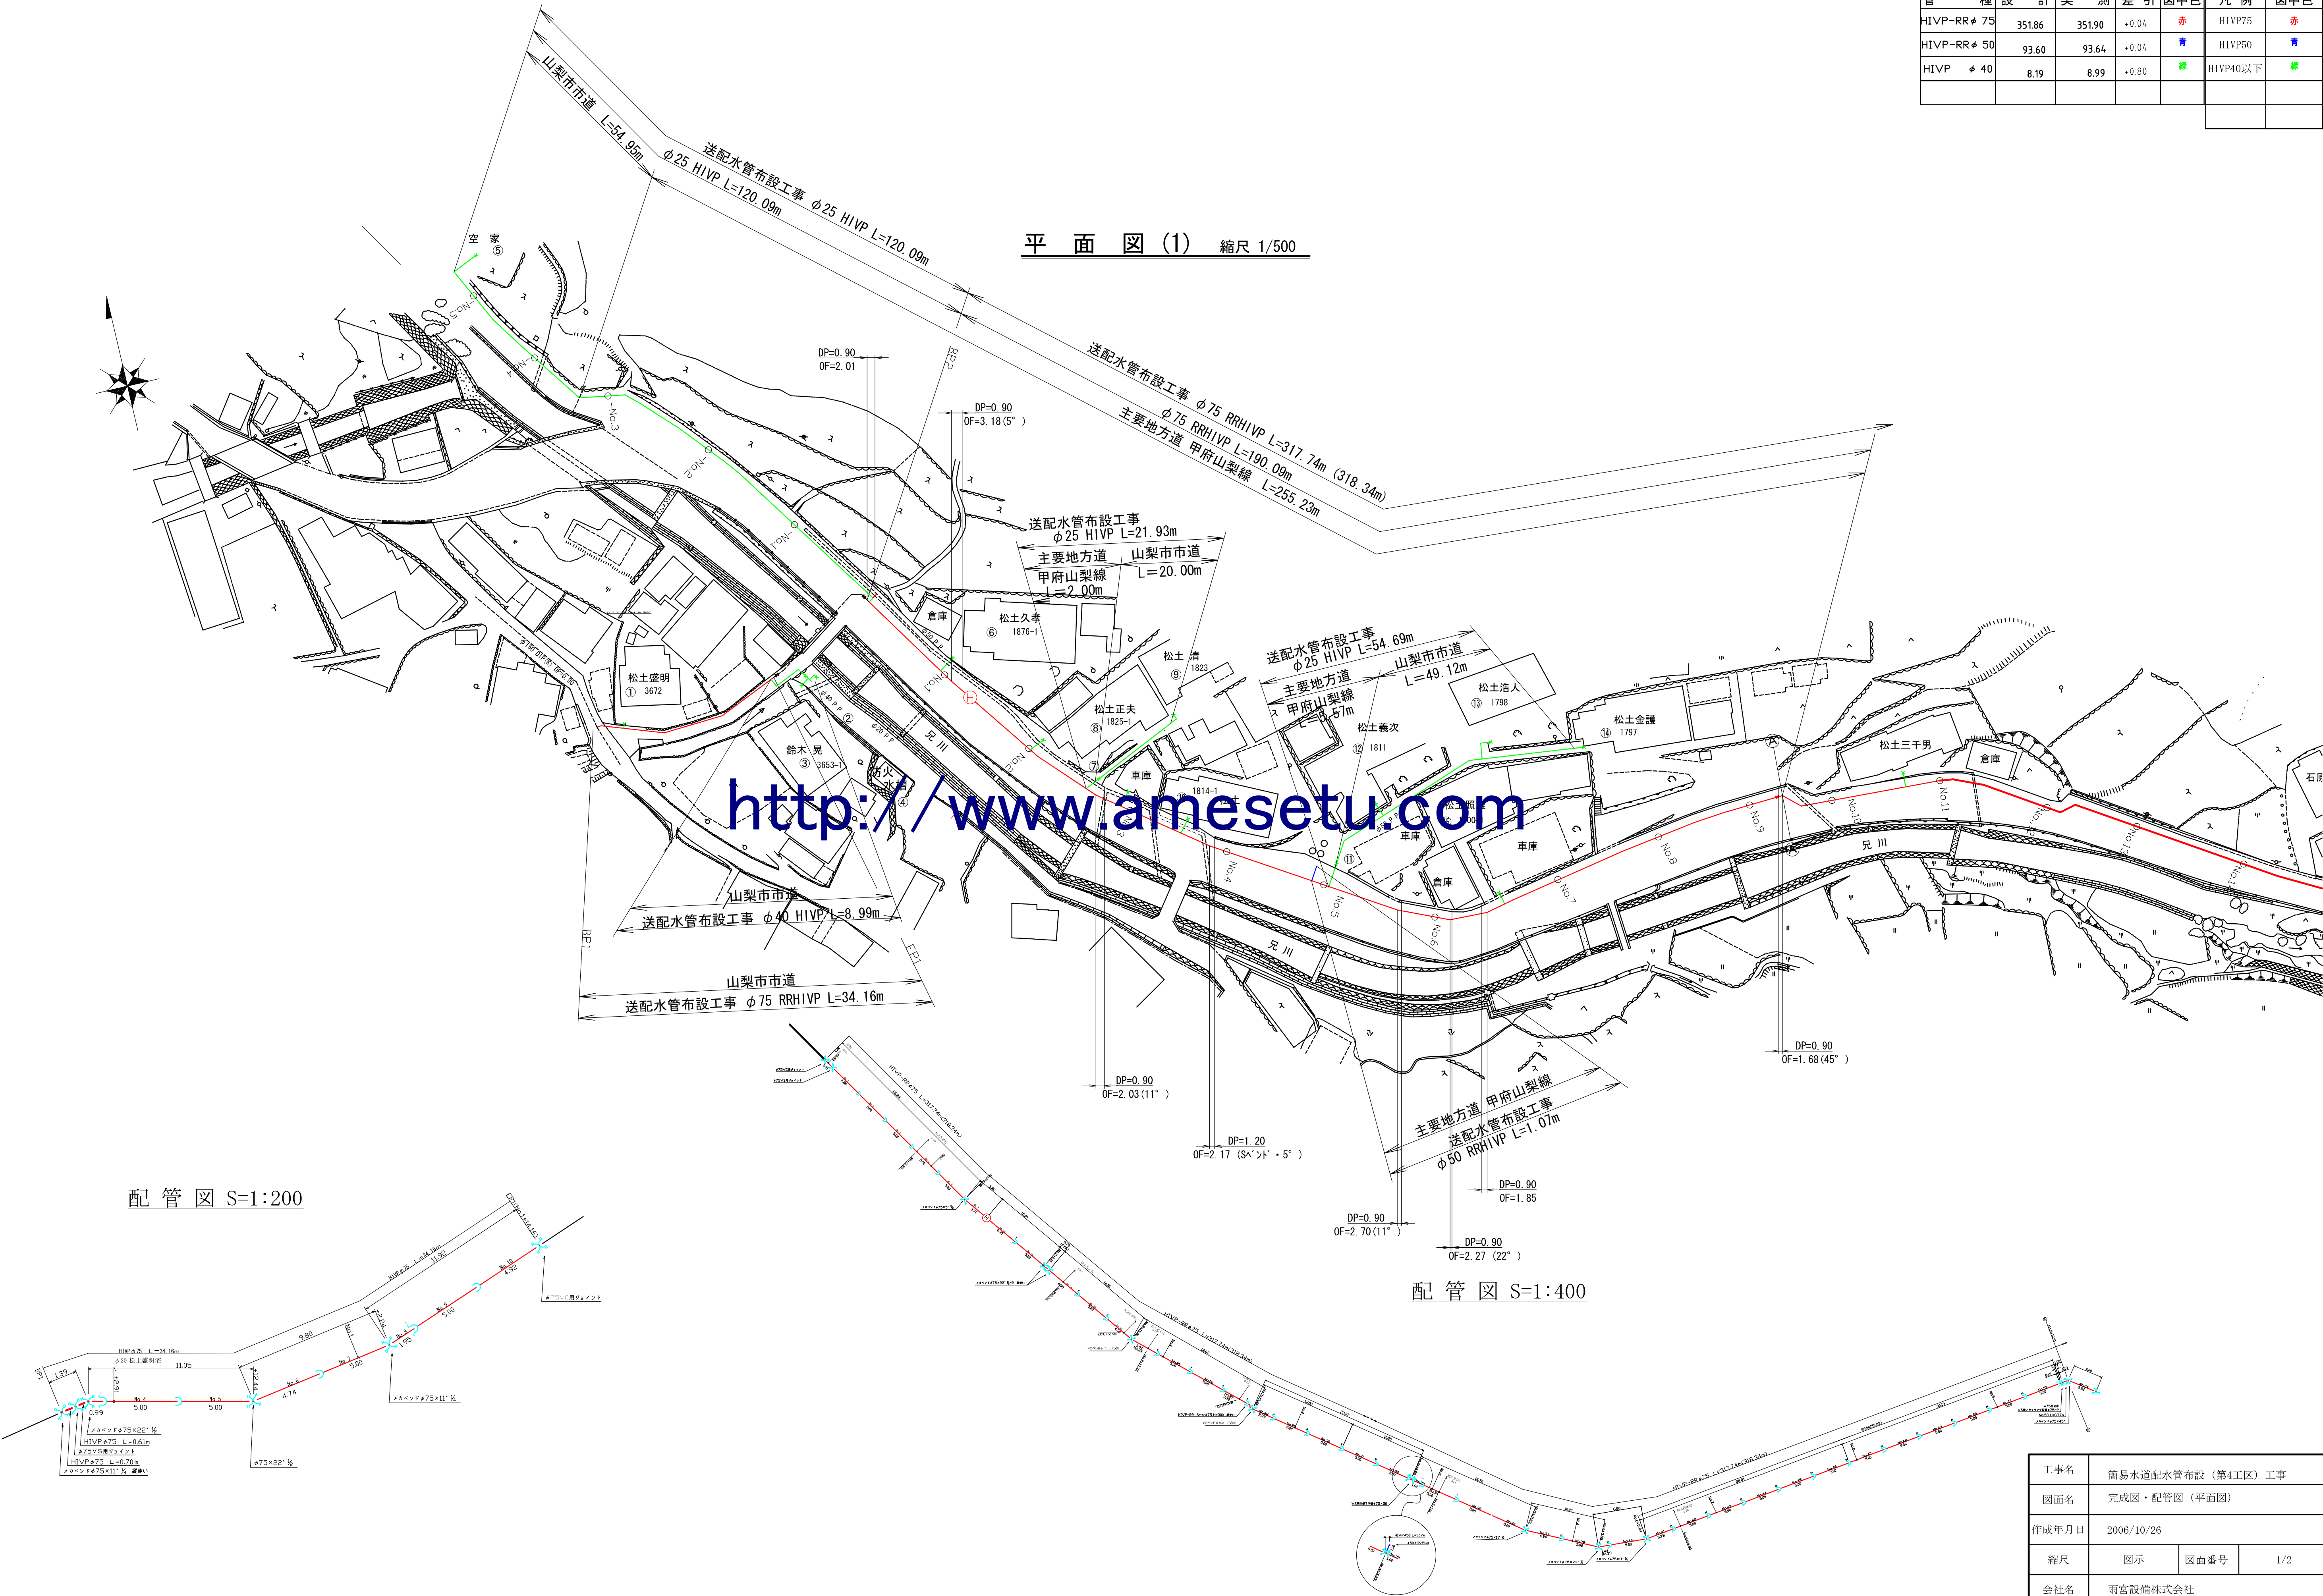


配管図 S=1:200

配管図 S=1:400


工事名	簡易水道配水管布設（第4工区）工事		
図面名	完成図・配管図（平面図）		
作成年月日	2006/10/26		
縮尺	図示	図面番号	1/2
会社名	雨宮設備株式会社		
事業者名	山梨市水道課		

配管図 1/3

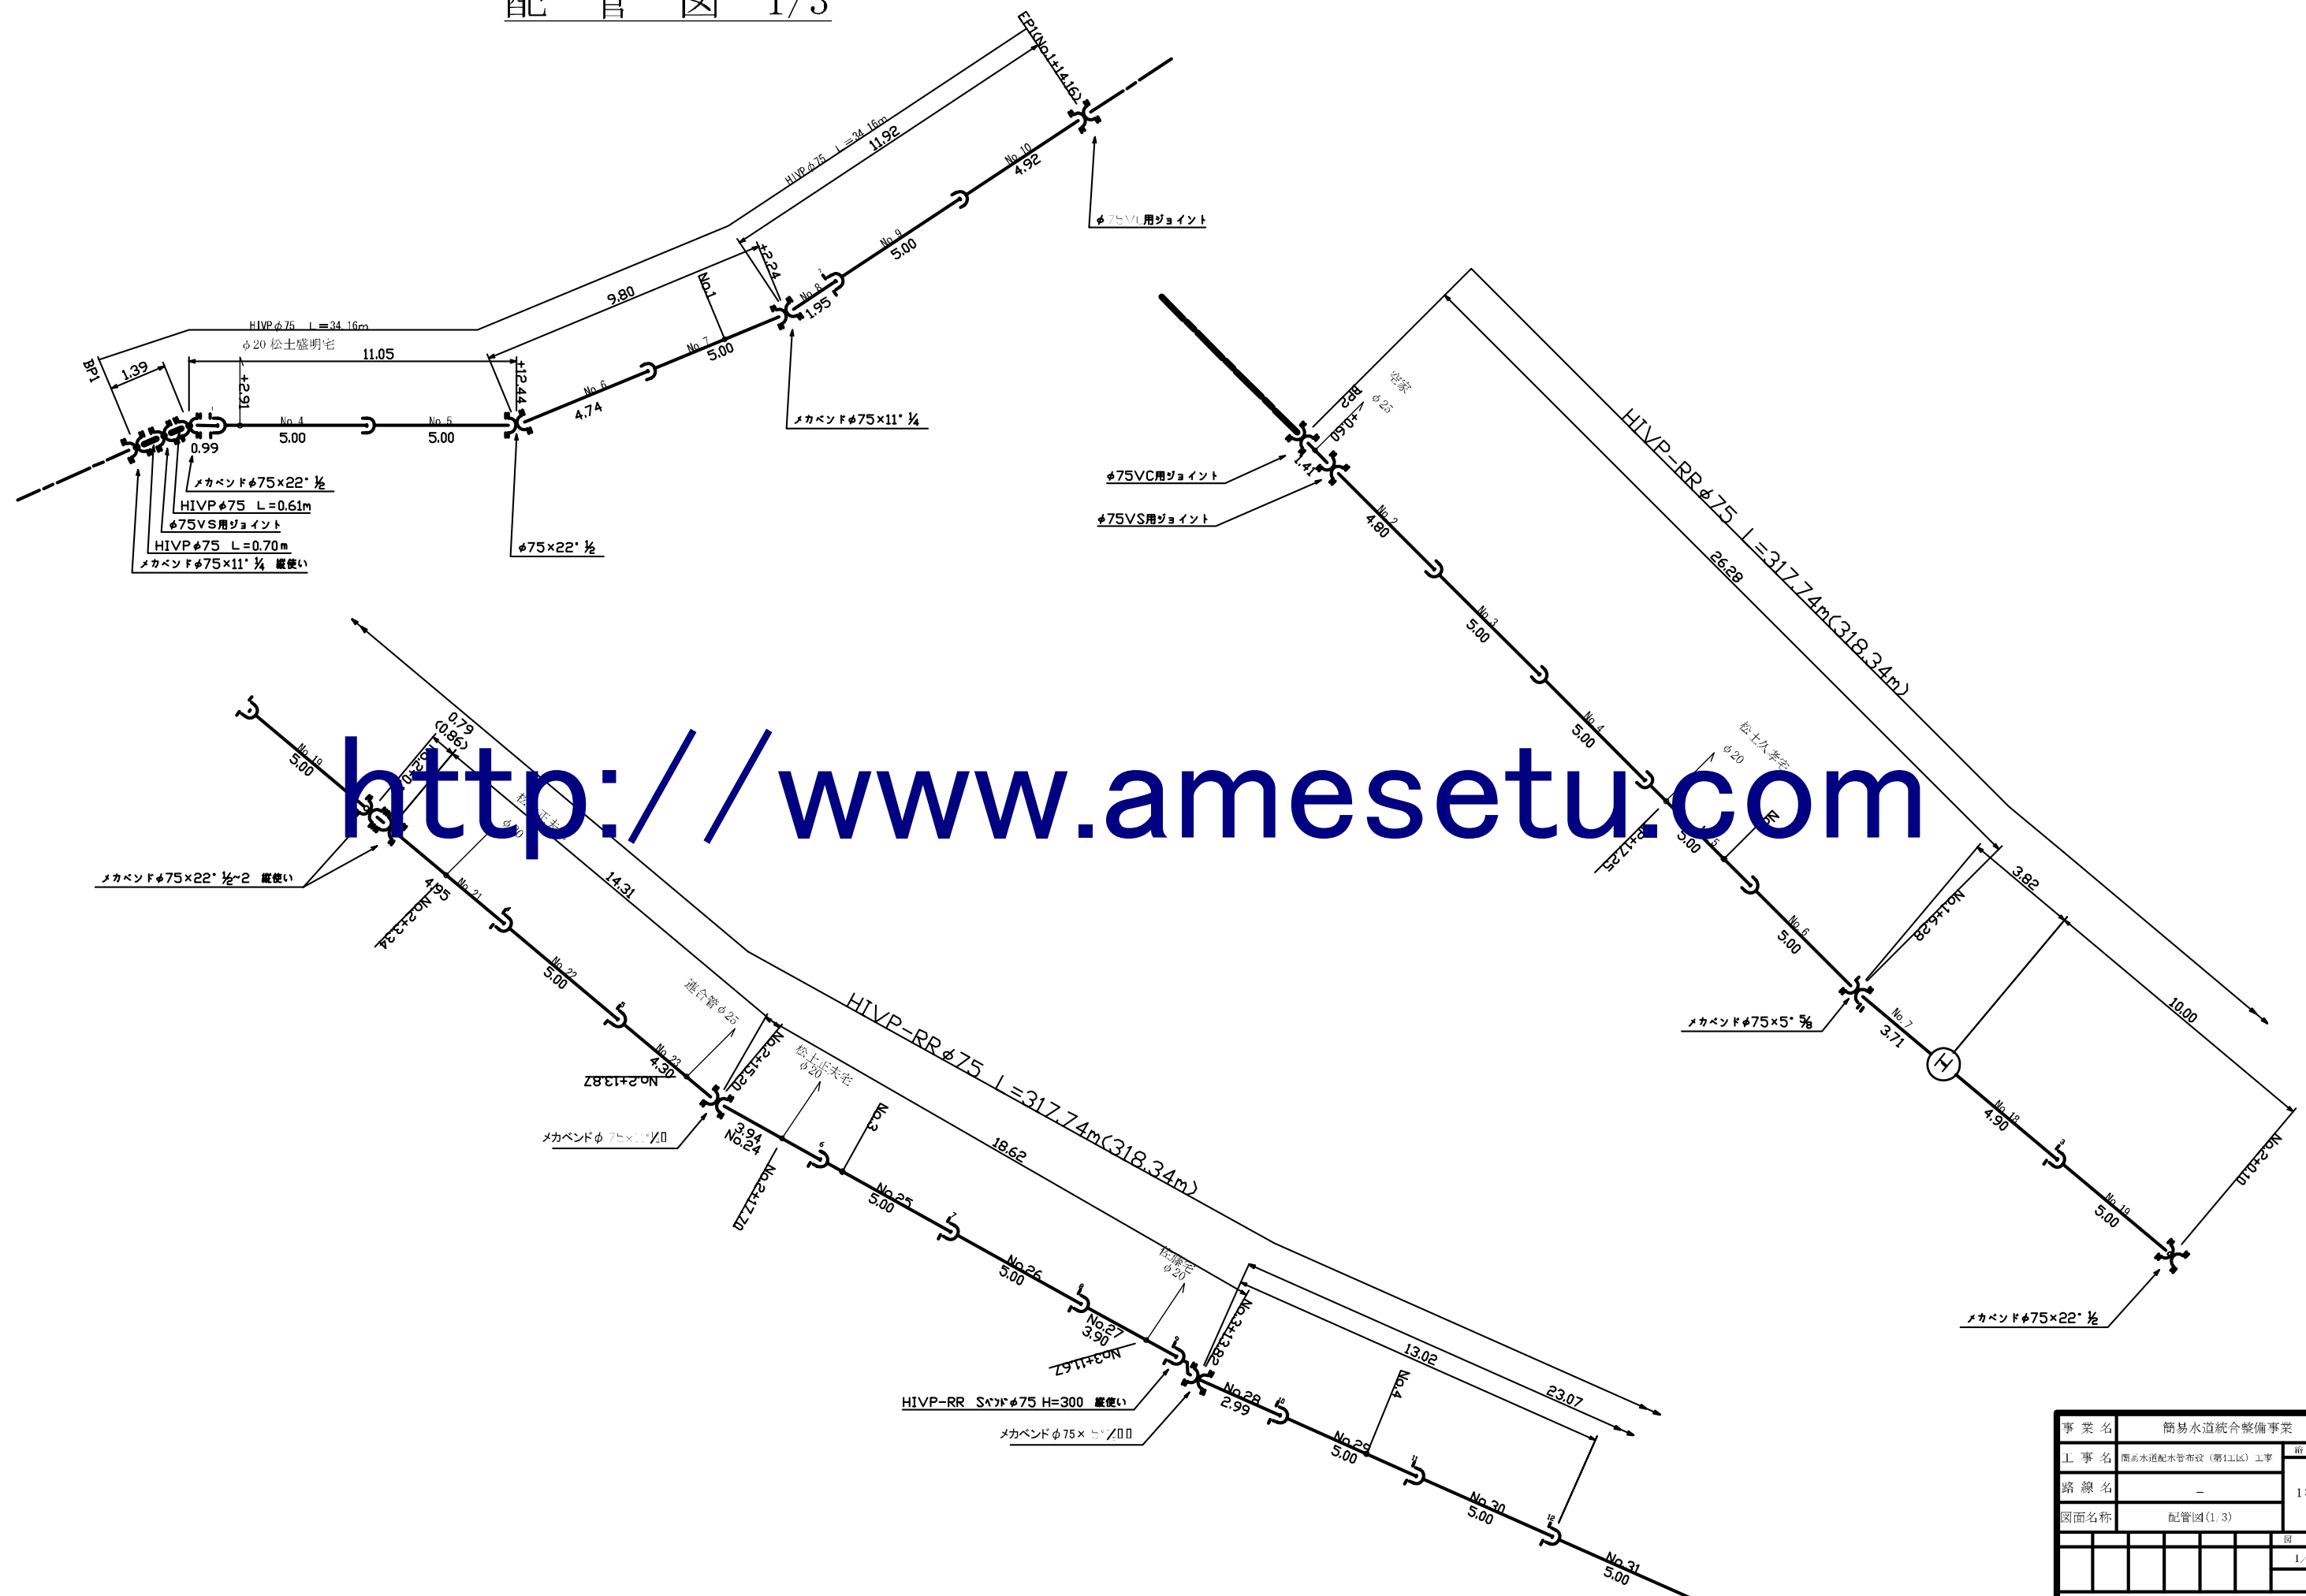




事業名	簡易水道統合整備事業						
工事名	簡易水道配水管布設（第1工区）工事					前	尺
路線名	—					1:200	
図面名称	配管図(1.3)						
						図	番
						1/3	
山梨市水道課							

配 管 図 2/3

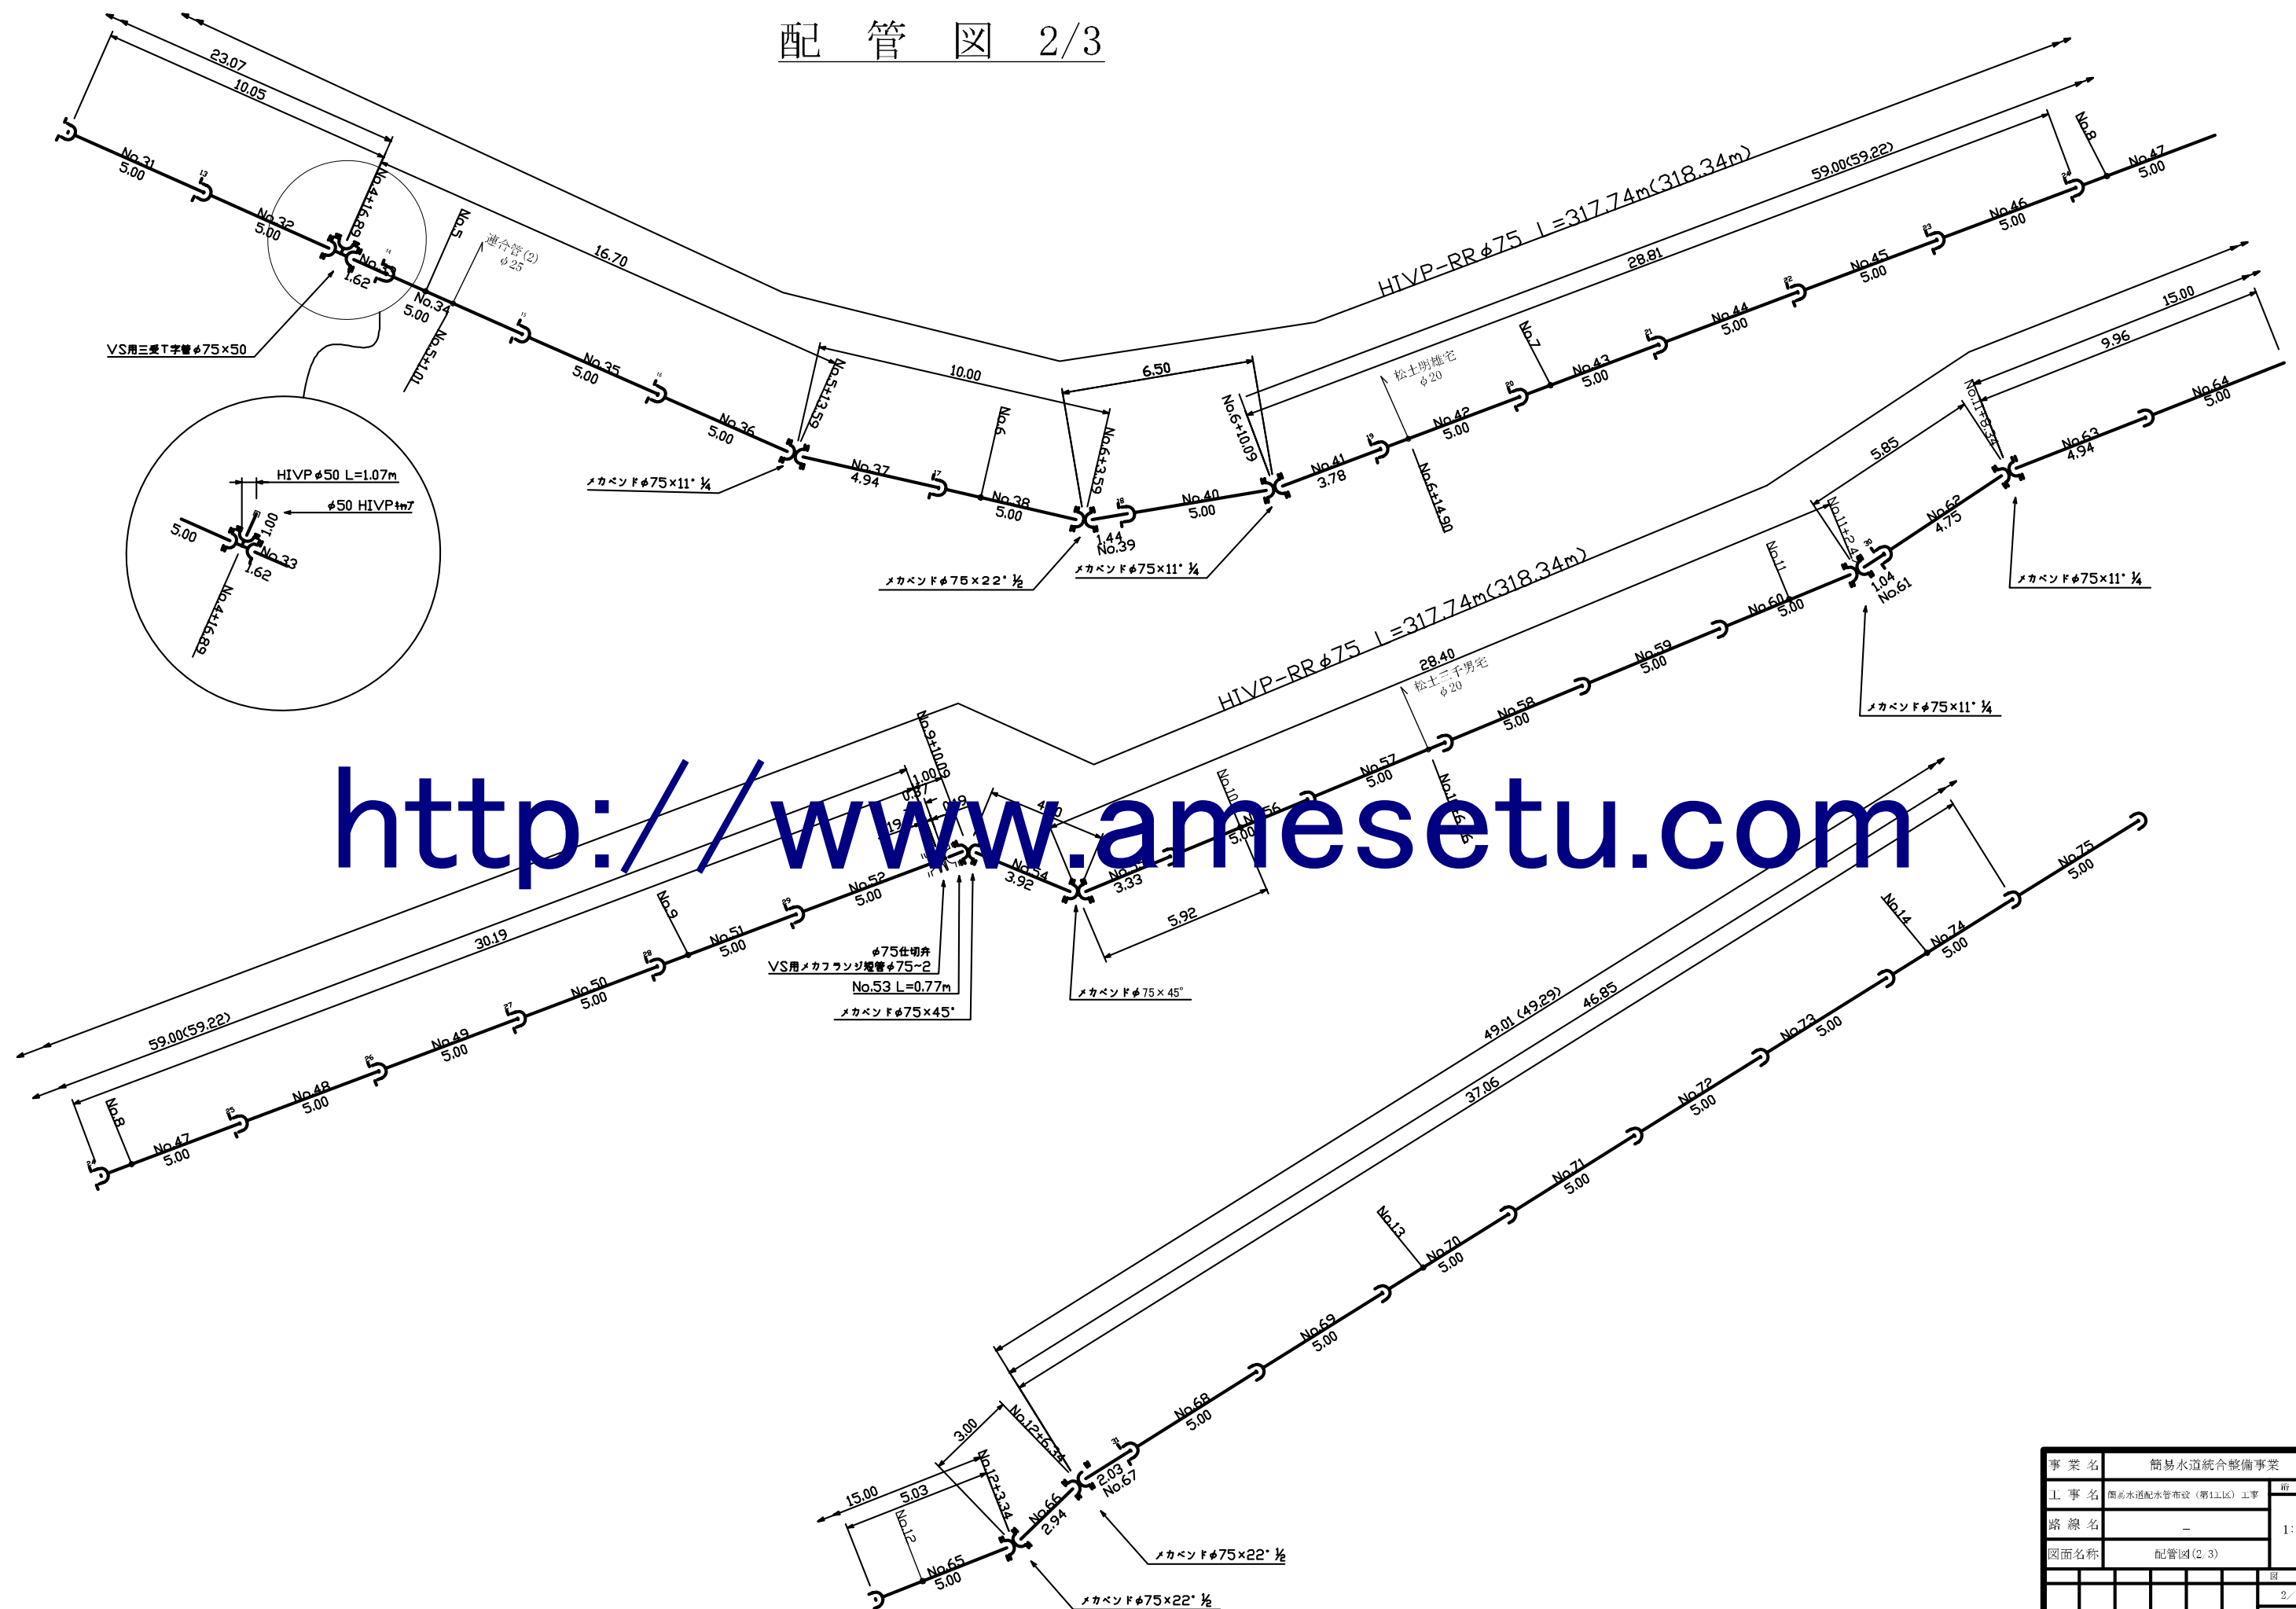


事業名	簡易水道統合整備事業			
工事名	簡易水道配水管布設（第1工区）工事			前 尺
路線名	—			1:200
図面名称	配管図(2/3)			
				図 番
				2 / 3
山梨市水道課				

配管図 3/3

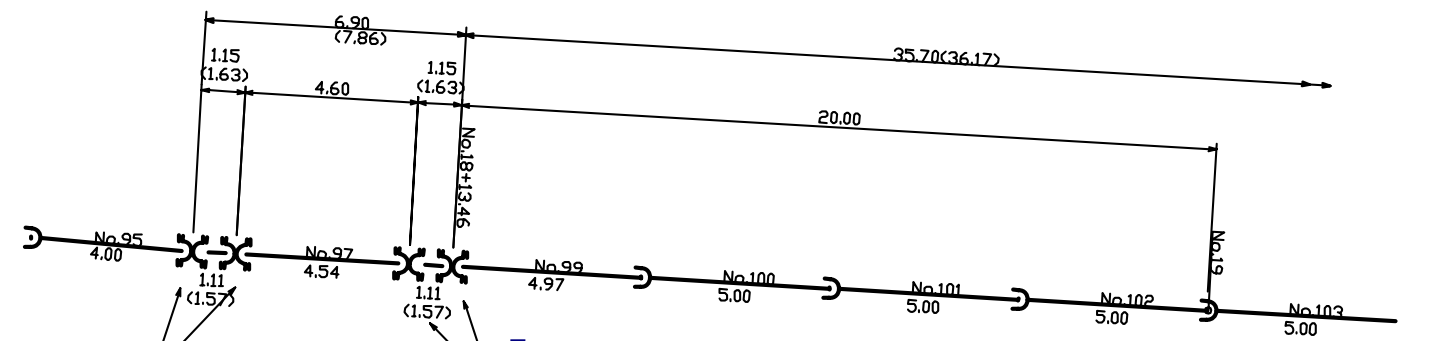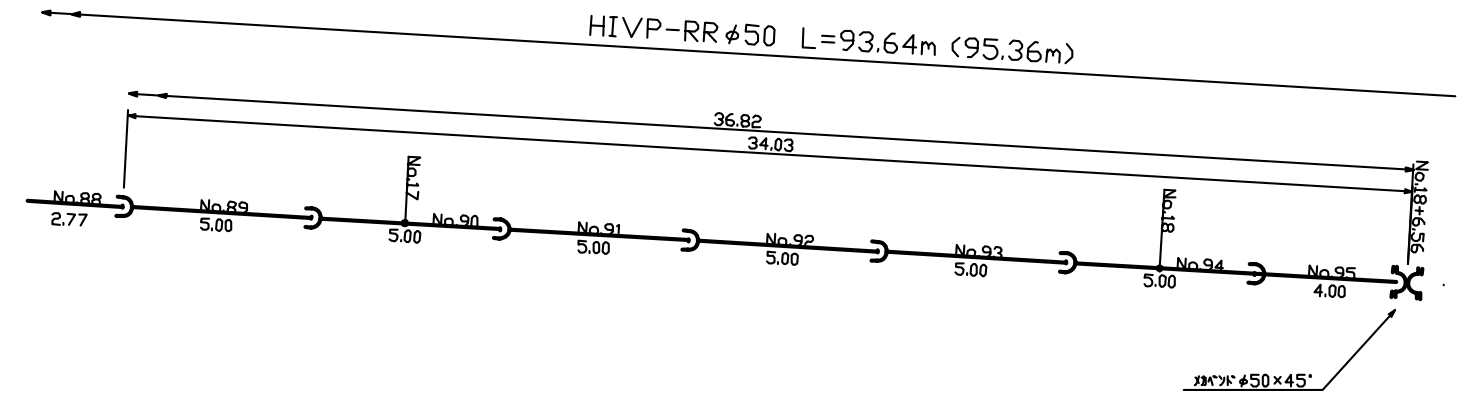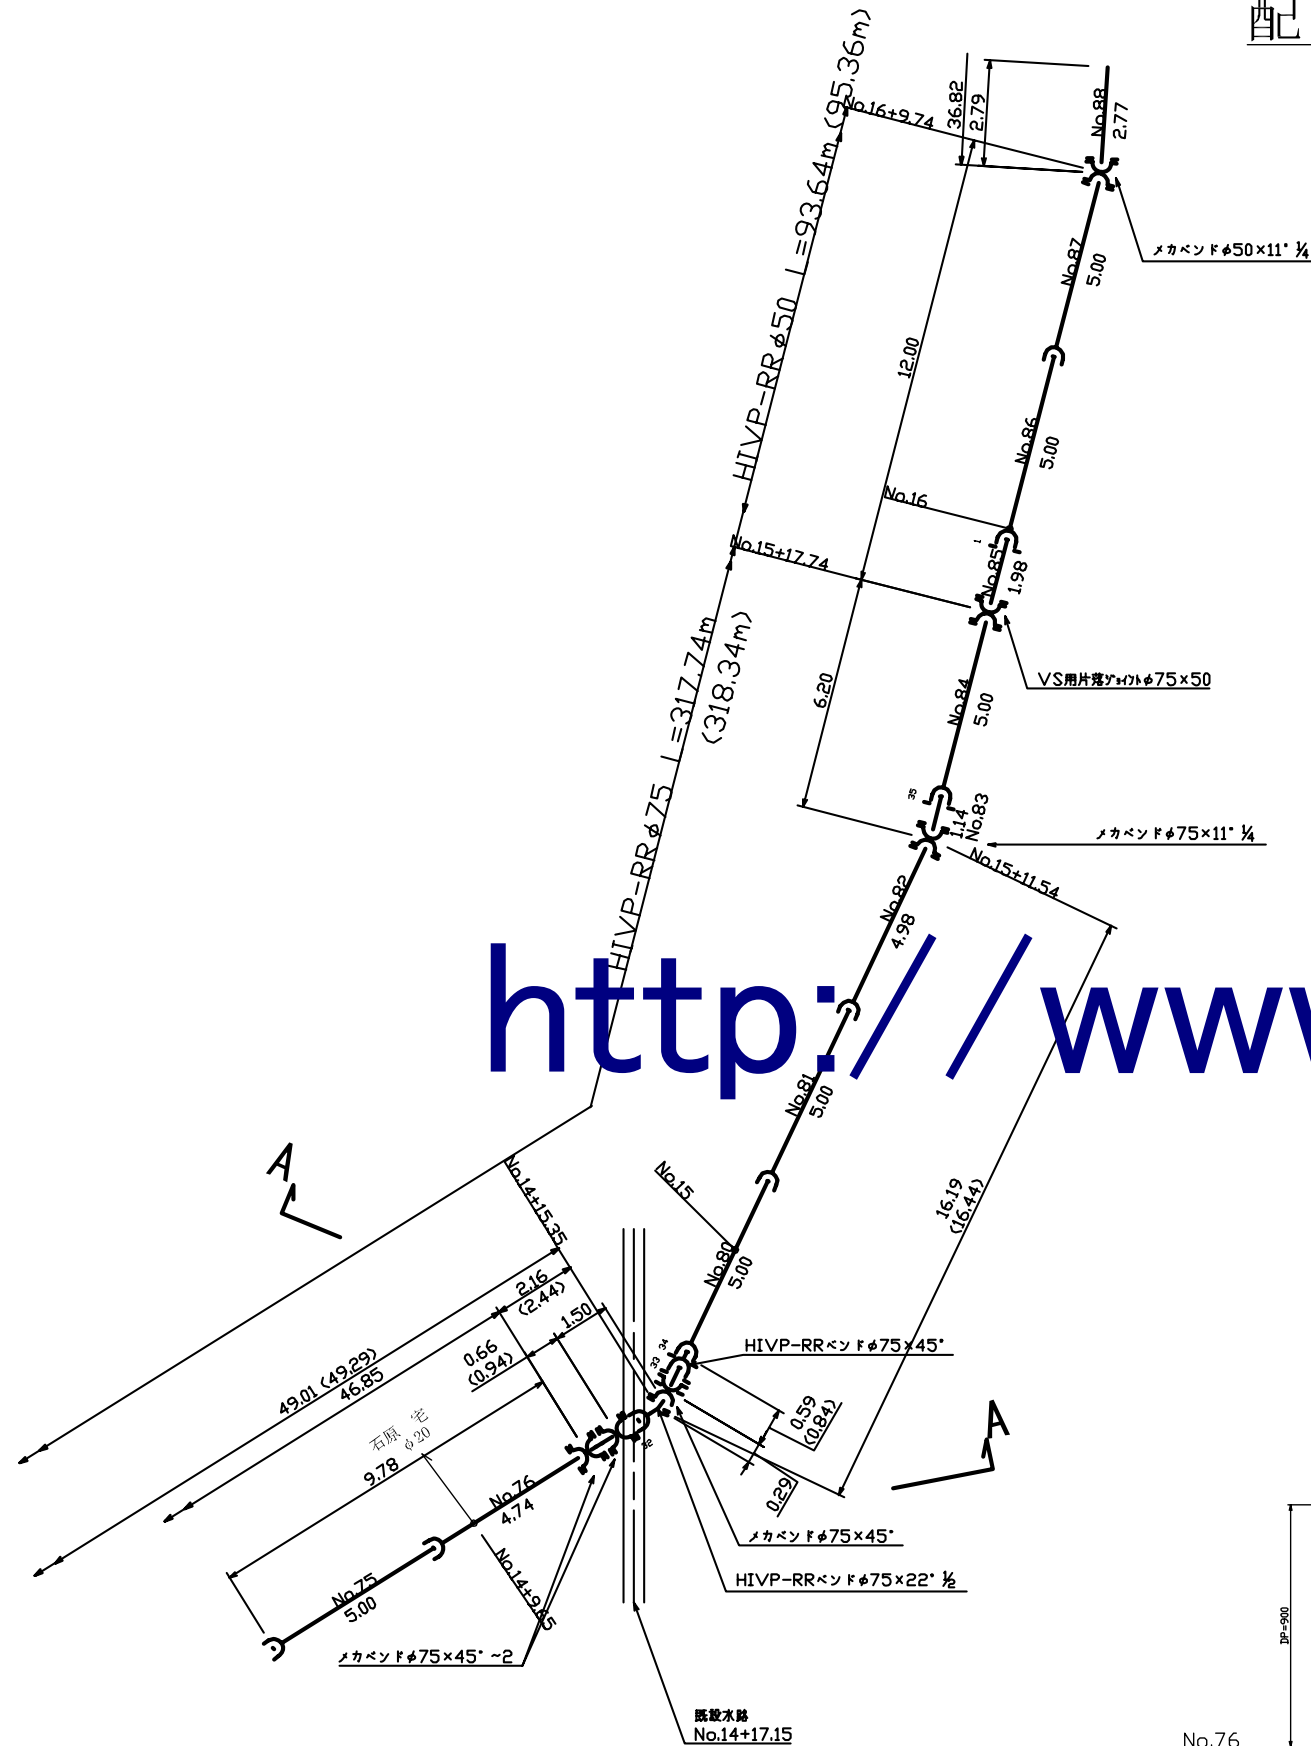

管種	設計	実測	差引	図中色	凡例	図中色
HIVP-RRφ75	351.86	351.90	+0.04	赤	HIVP75	赤
HIVP-RRφ50	93.60	93.64	+0.04	青	HIVP50	青
HIVPφ40	8.19	8.99	+0.80	緑	HIVP40以下	緑


平面図(2) 縮尺 1/500

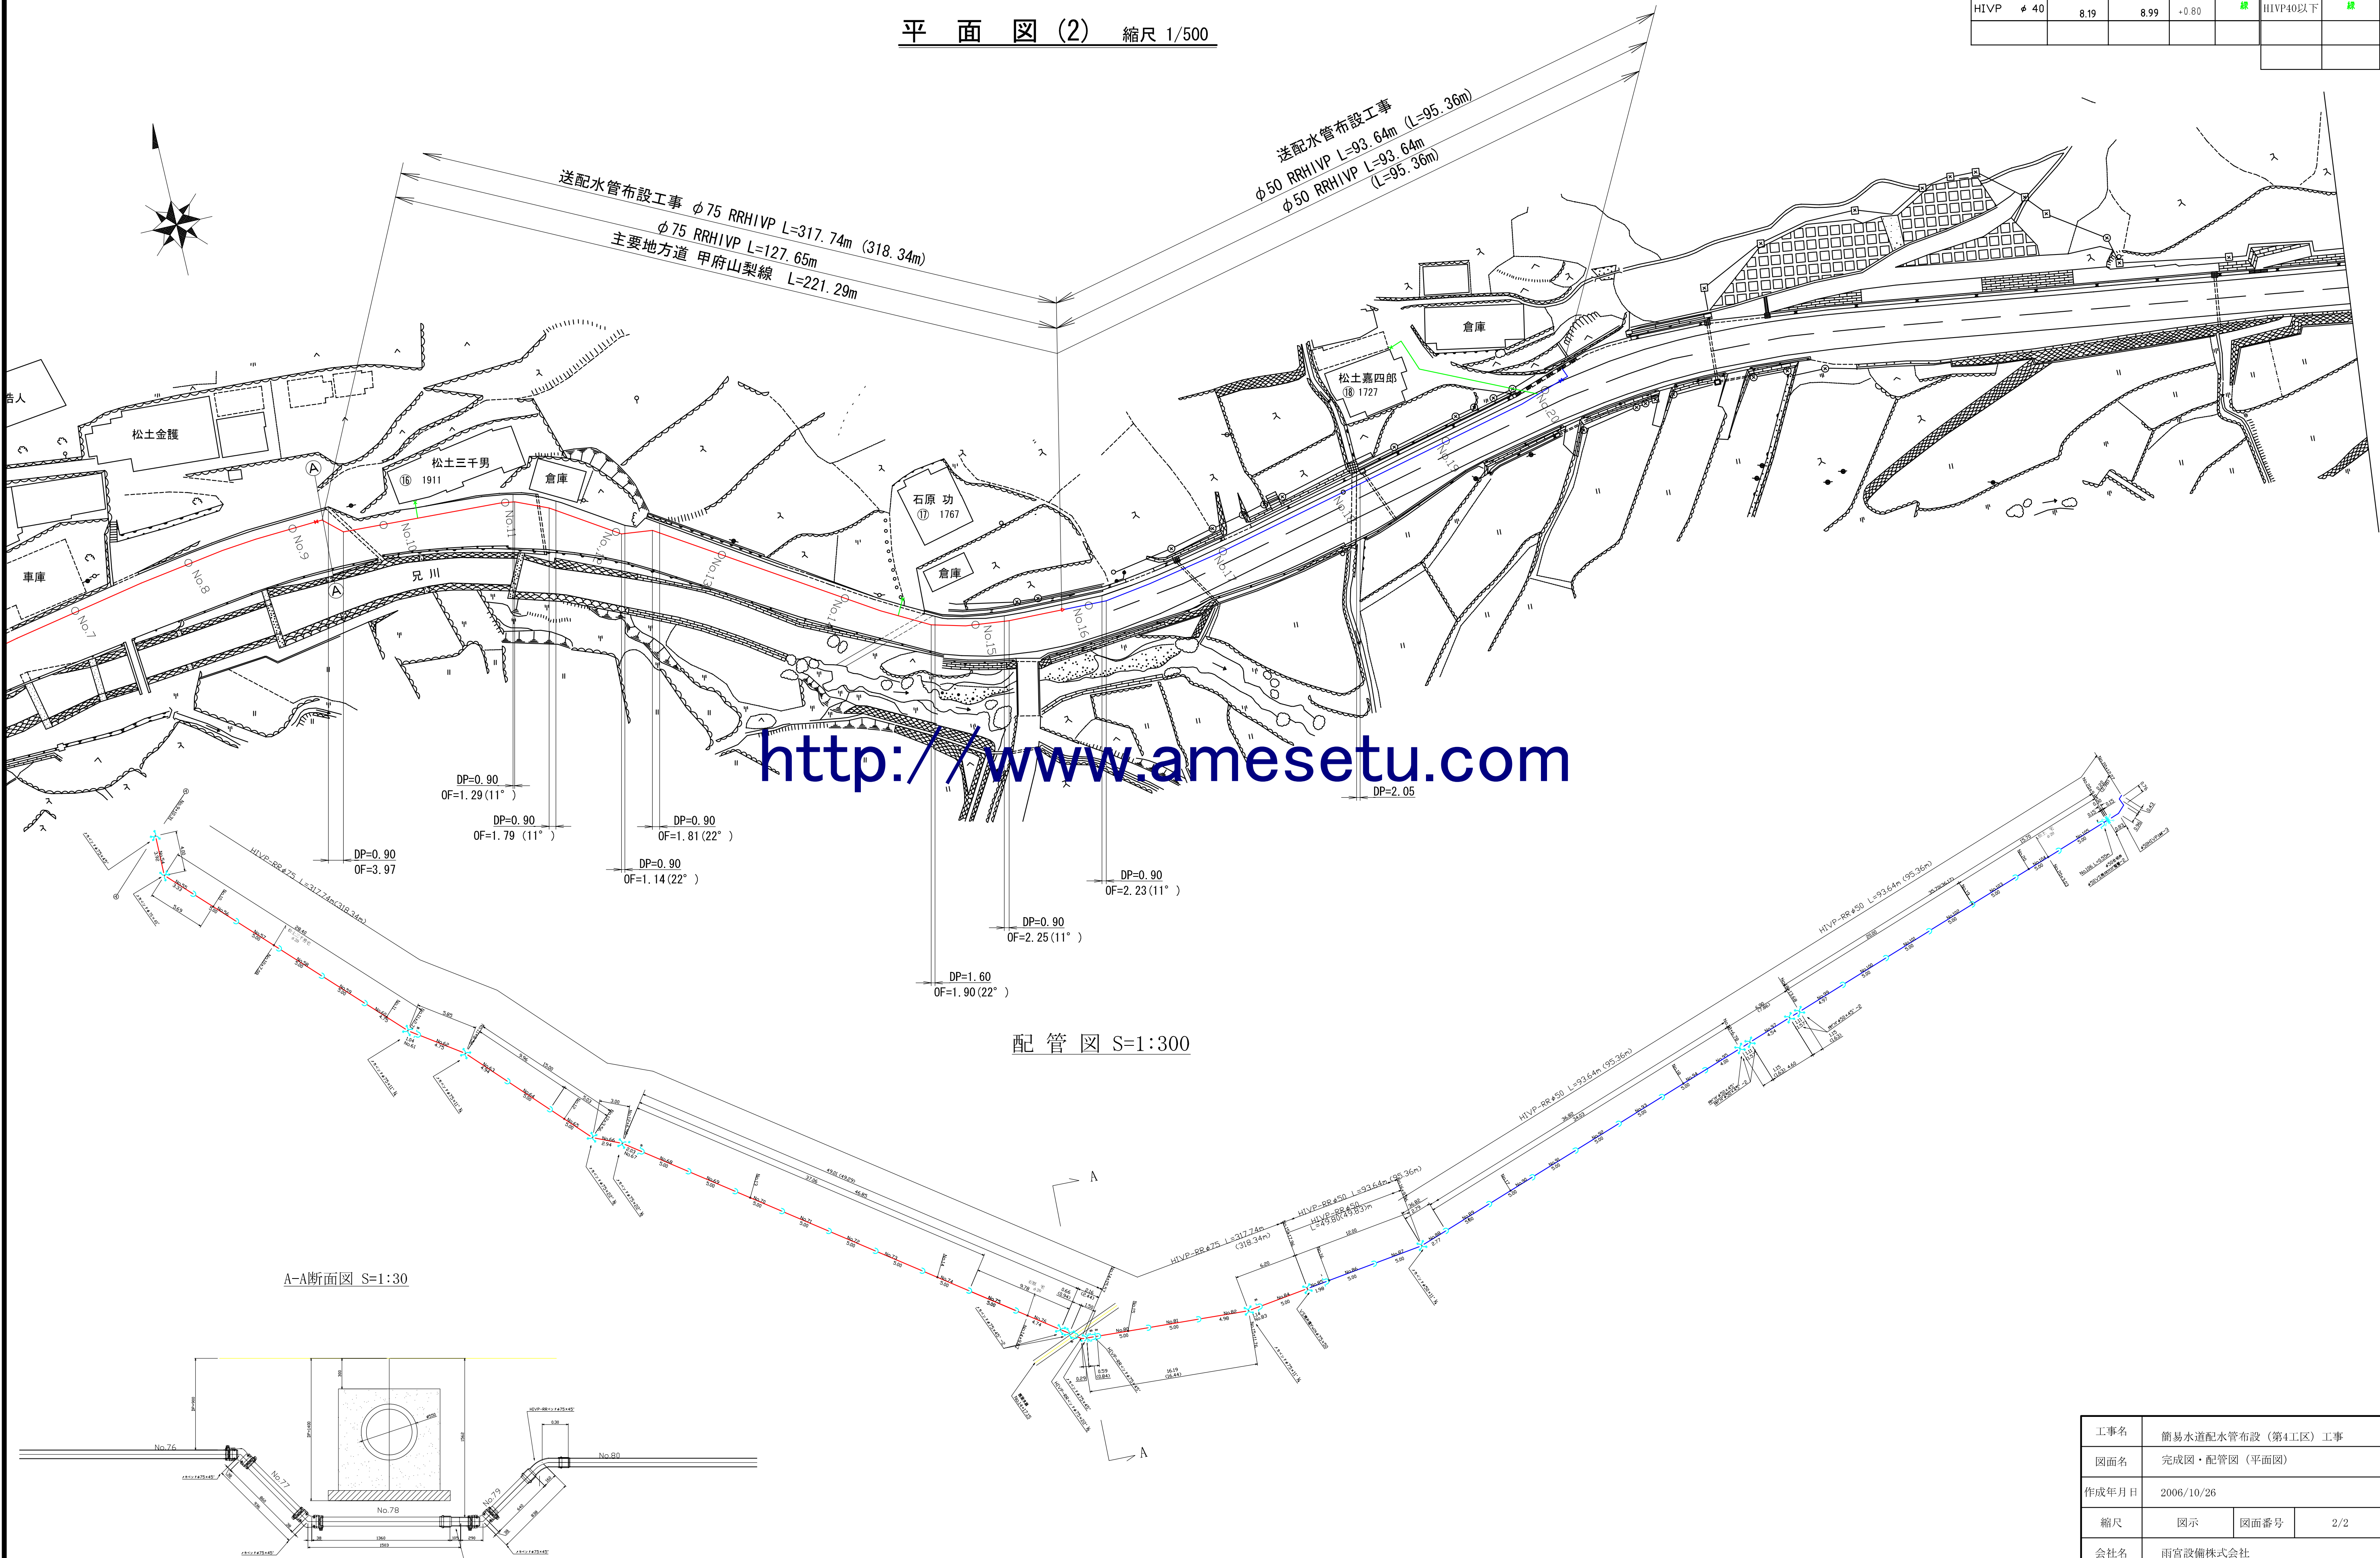


<http://www.amesetu.com>

配管図 S=1:300

A-A断面図 S=1:30

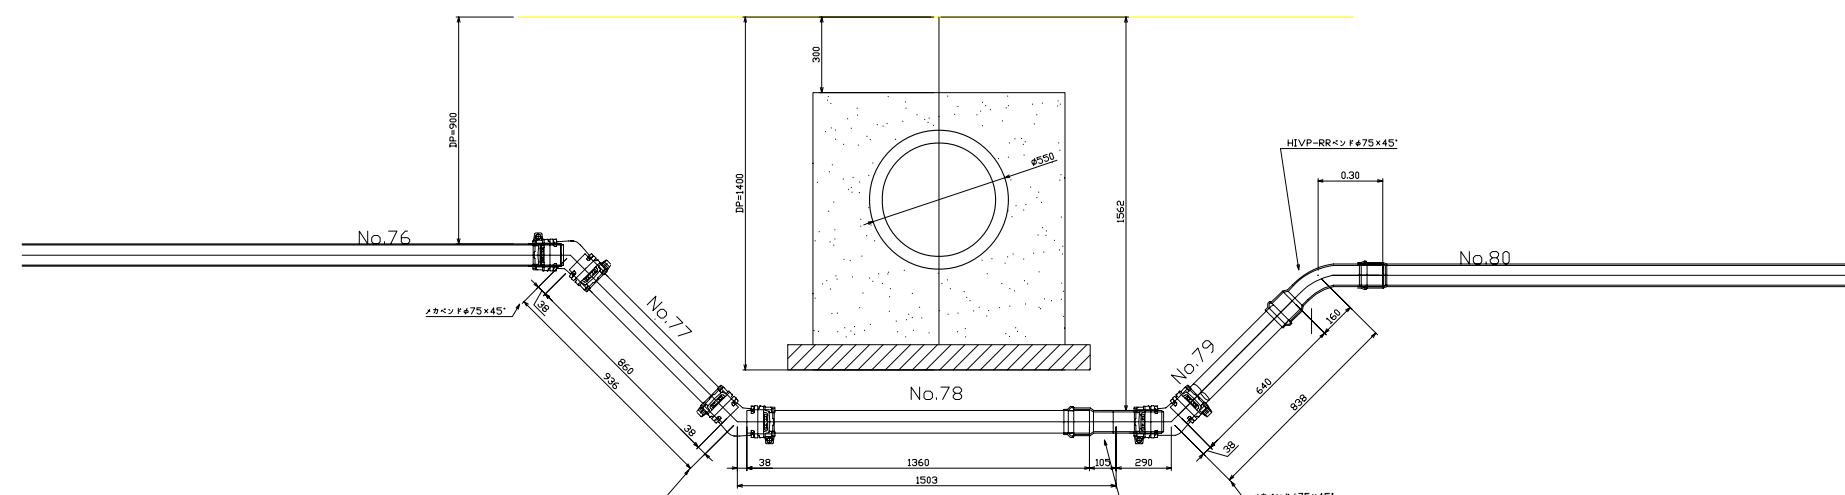


工事名	簡易水道配水管布設（第4工区）工事		
図面名	完成図・配管図（平面図）		
作成年月日	2006/10/26		
縮尺	図示	図面番号	2/2
会社名	雨宮設備株式会社		
事業者名	山梨市水道課		

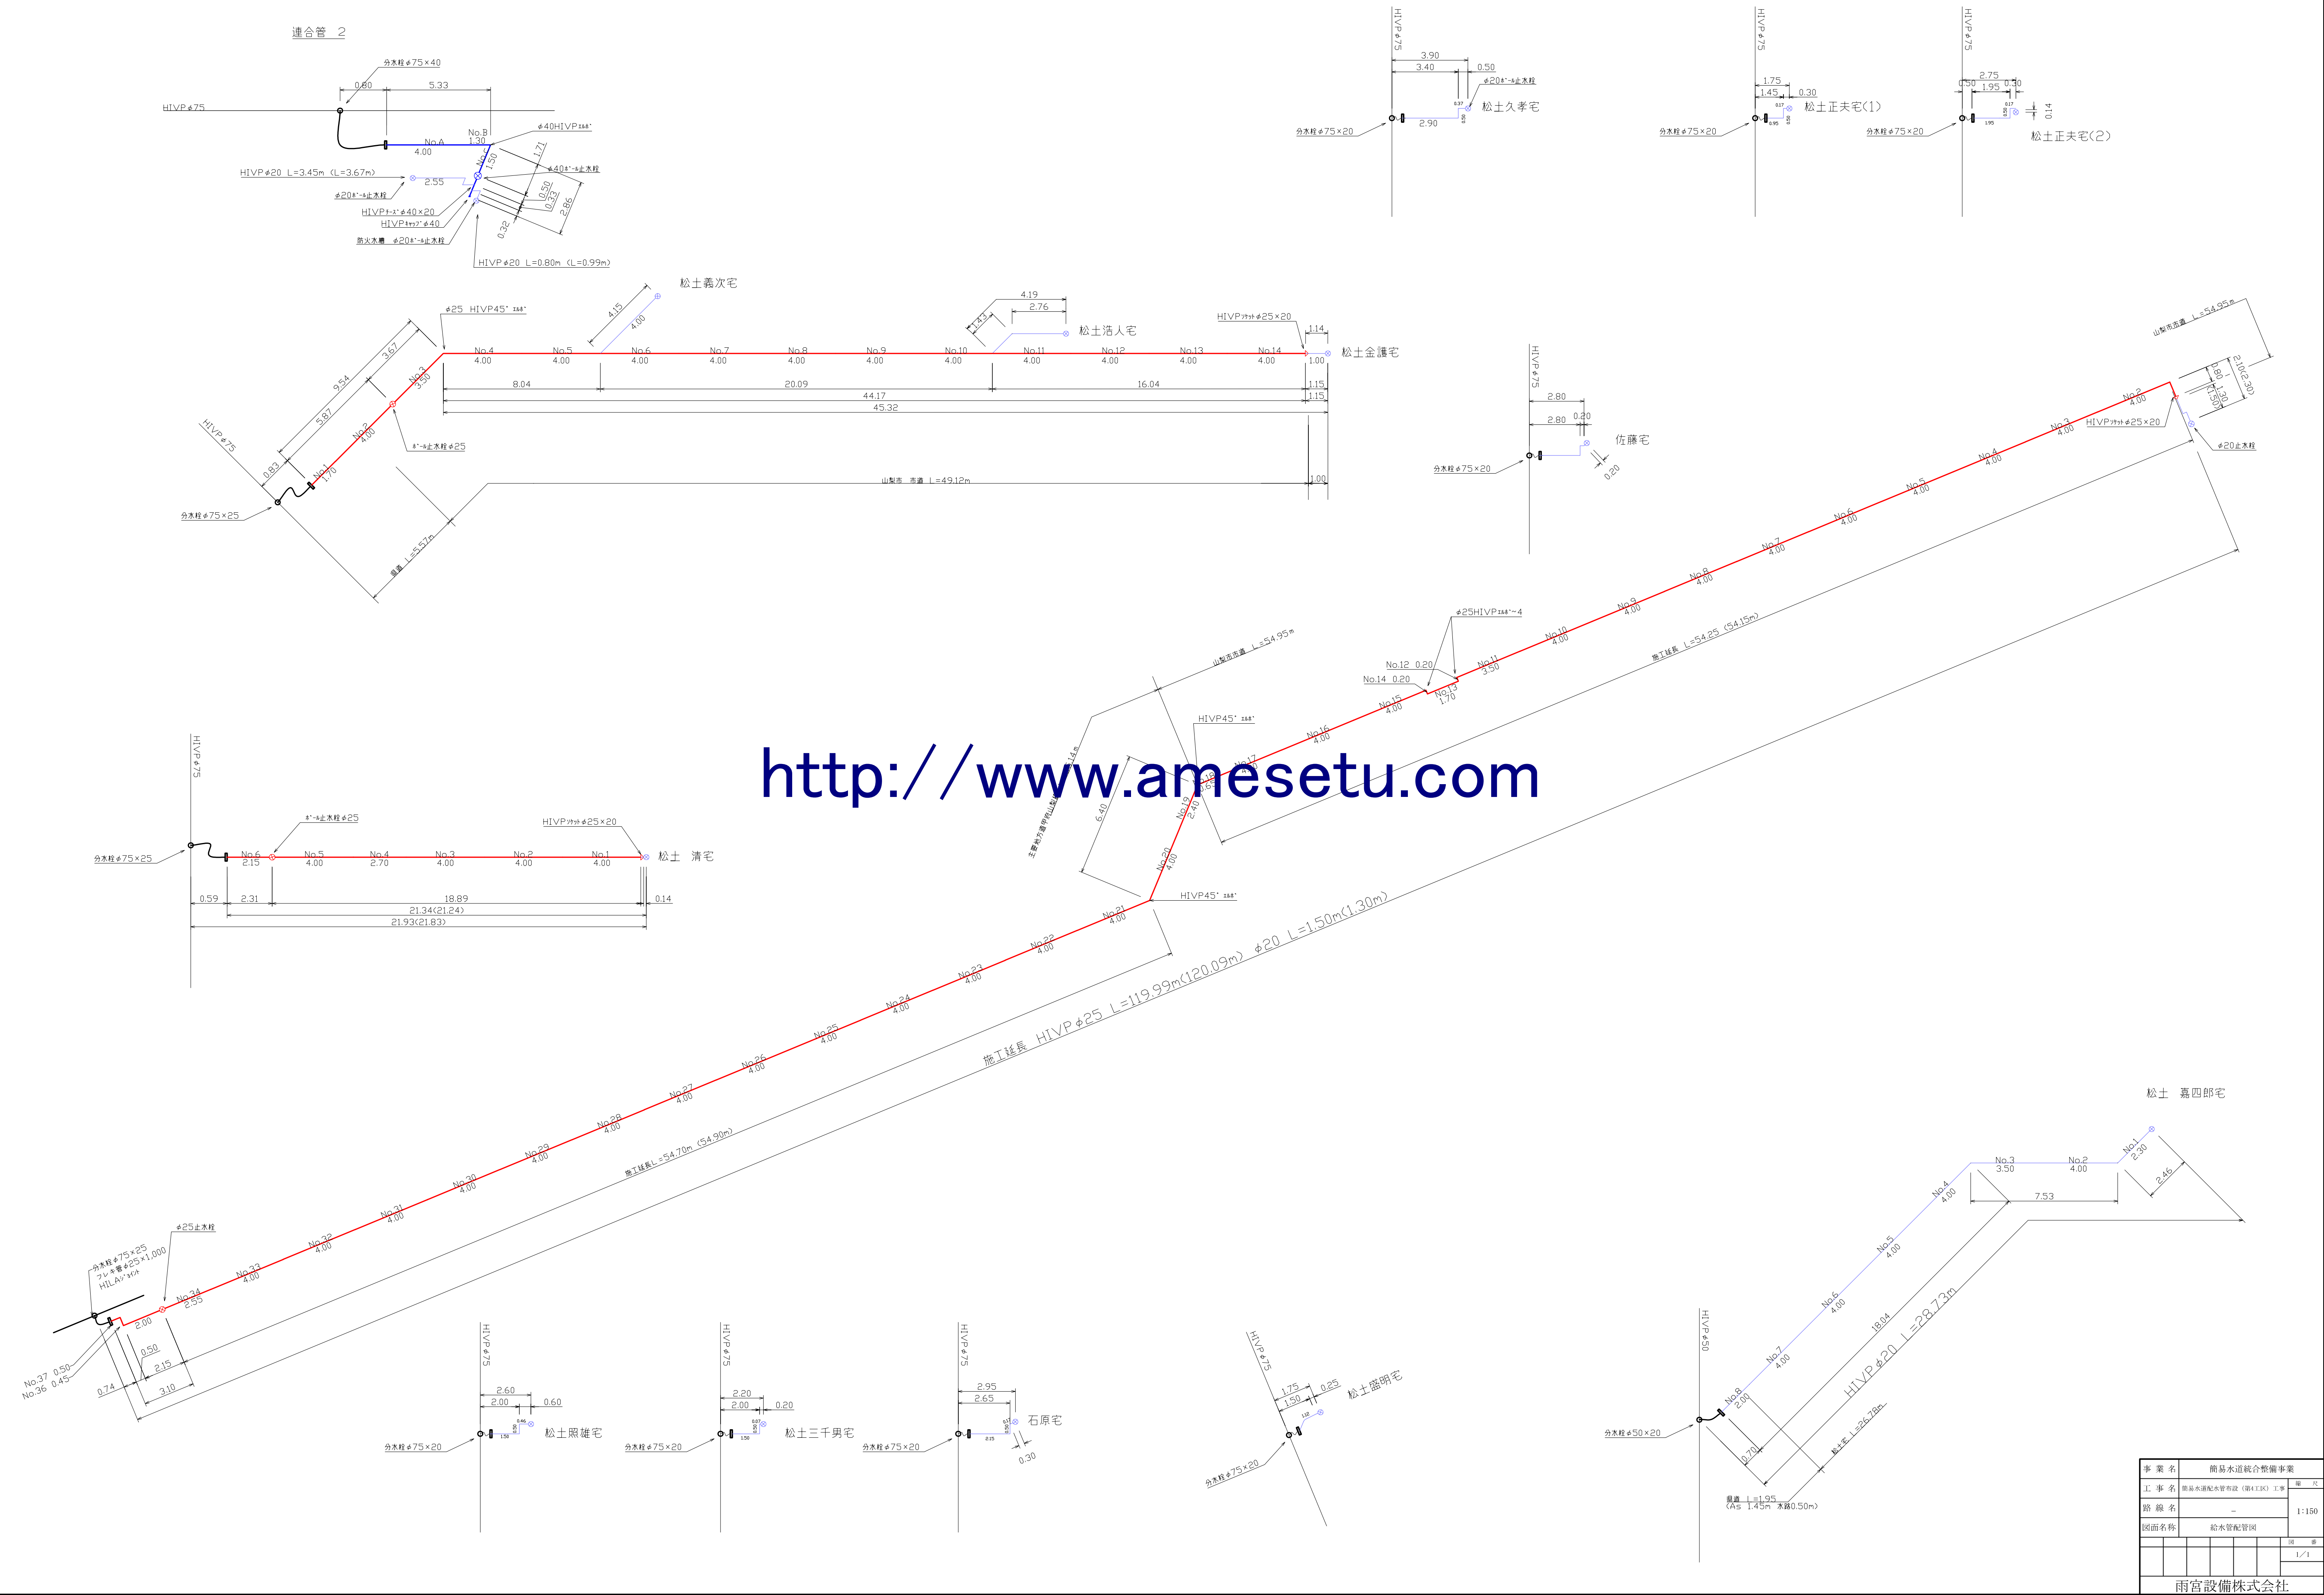


事業名	簡易水道統合整備事業	冊 次
工 事 名	簡易水道配水管布設（第41区）工事	
路 線 名	-	1:150
図面名称	給水管配管図	
		図 冊
		1/1
雨宮設備株式会社		


松土久孝宅

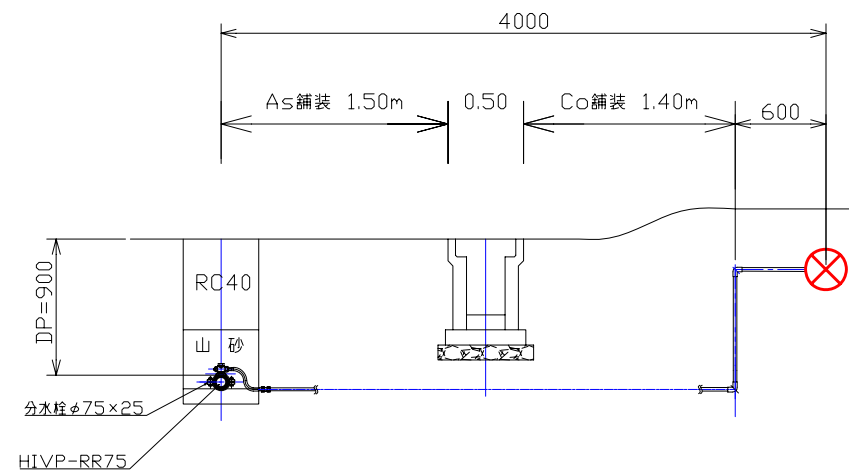


佐藤宅

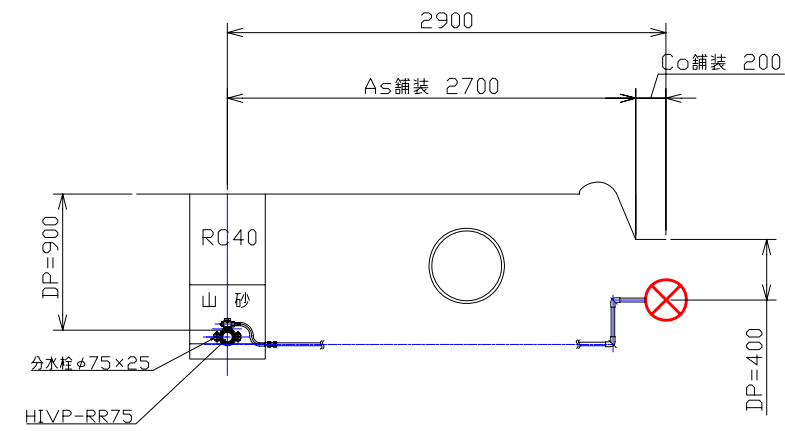


松土正夫宅<1>

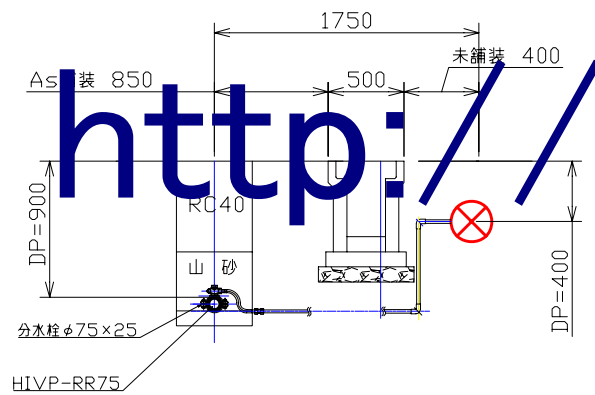


松土正照雄宅

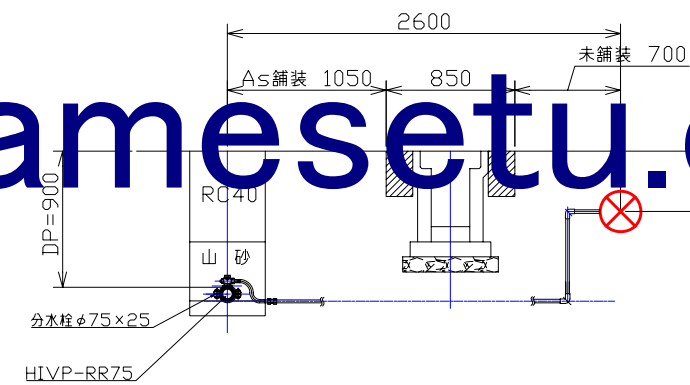

松土三千男宅

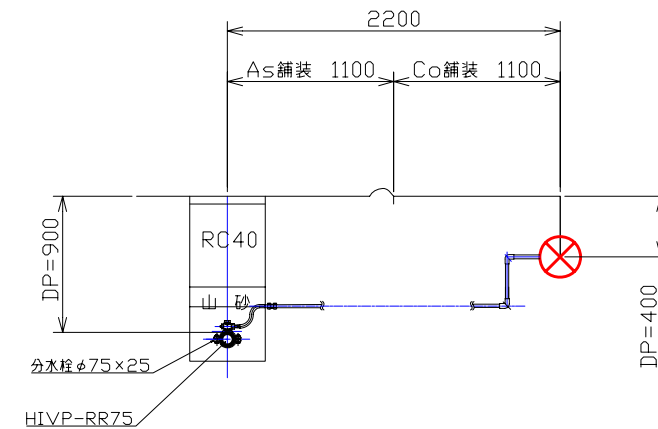


松土正夫宅<2>

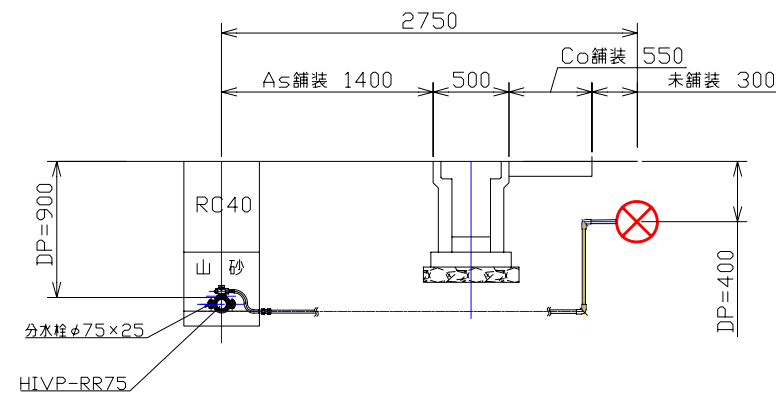

<http://www.amesetu.com>


事業名	簡易水道統合整備事業				
工事名	簡易水道配水管布設（第4工区）工事				縮尺
路線名	-				1:50
図面名称	給水管断面図				
					図番
					1/2
山梨市水道課					

石原 宅

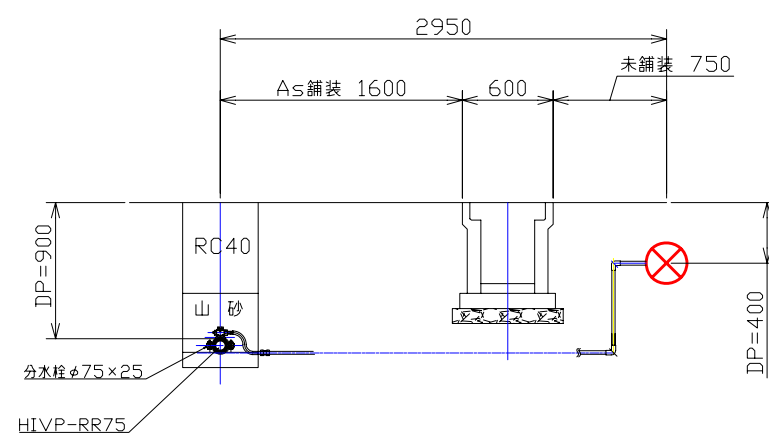

松土盛明宅

<http://www.amesetu.com>

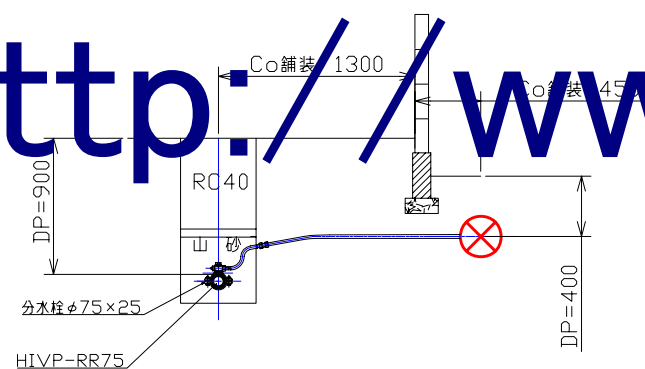

事業名		簡易水道統合整備事業					縮尺	
工事名		簡易水道配水管布設（第4工区）工事					1:50	
路線名		—						
図面名称		給水管断面図						
							図番	
							2/2	
山梨市水道課								